

NOTAS GENERALES

REVISIONES:

No.	DESCRIPCIÓN.	FECHA.

FIRMA PROPIETARIO:

FIRMA D. R. O.:

FIRMA CORRESPONSABLE:

FIRMA CORRESPONSABLE:

PROYECTO:

Sistema de  
Vivienda  
FOVSSSTE

PROPIETARIO:

UBICACIÓN:  
SAN JOSÉ DEL CABO, BCS

PROYECTO EJECUTIVO


CONTENIDO:

INS. HIDRÁULICA


ESCALA: 1:50 COTAS: METROS FECHA: 30 Junio 2020

CLAVE DE PLANO:


FOVSSSTE-INS-501

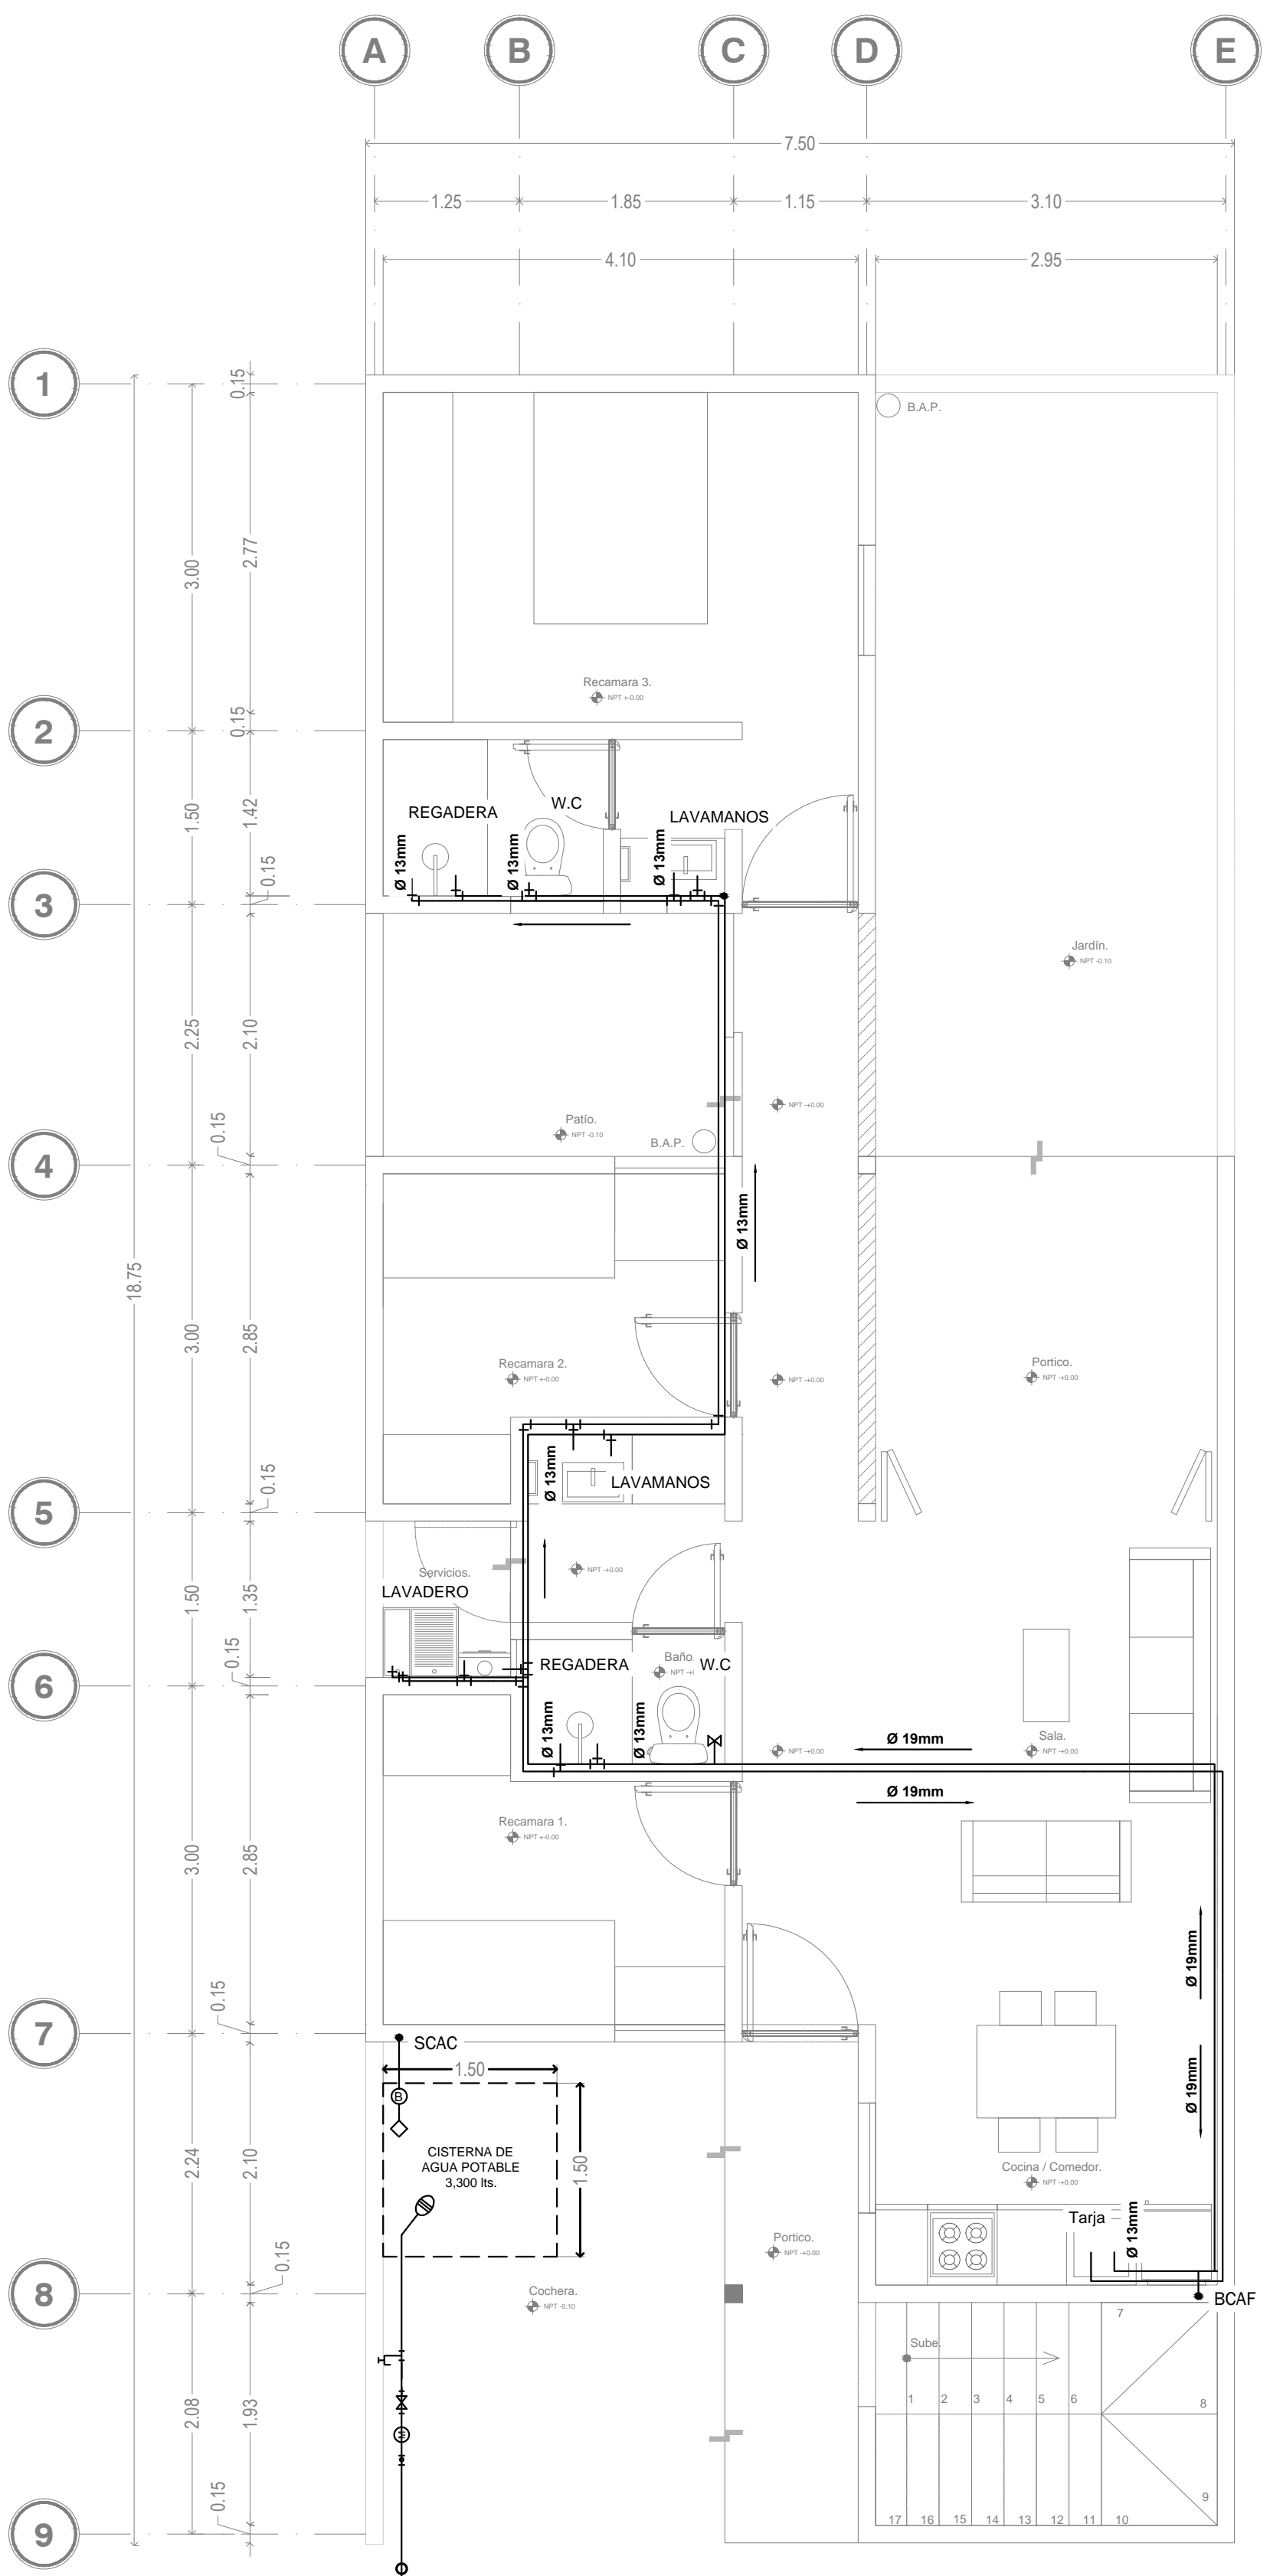


INS. HIDRÁULICA PLANTA BAJA  
ESC. 1:50

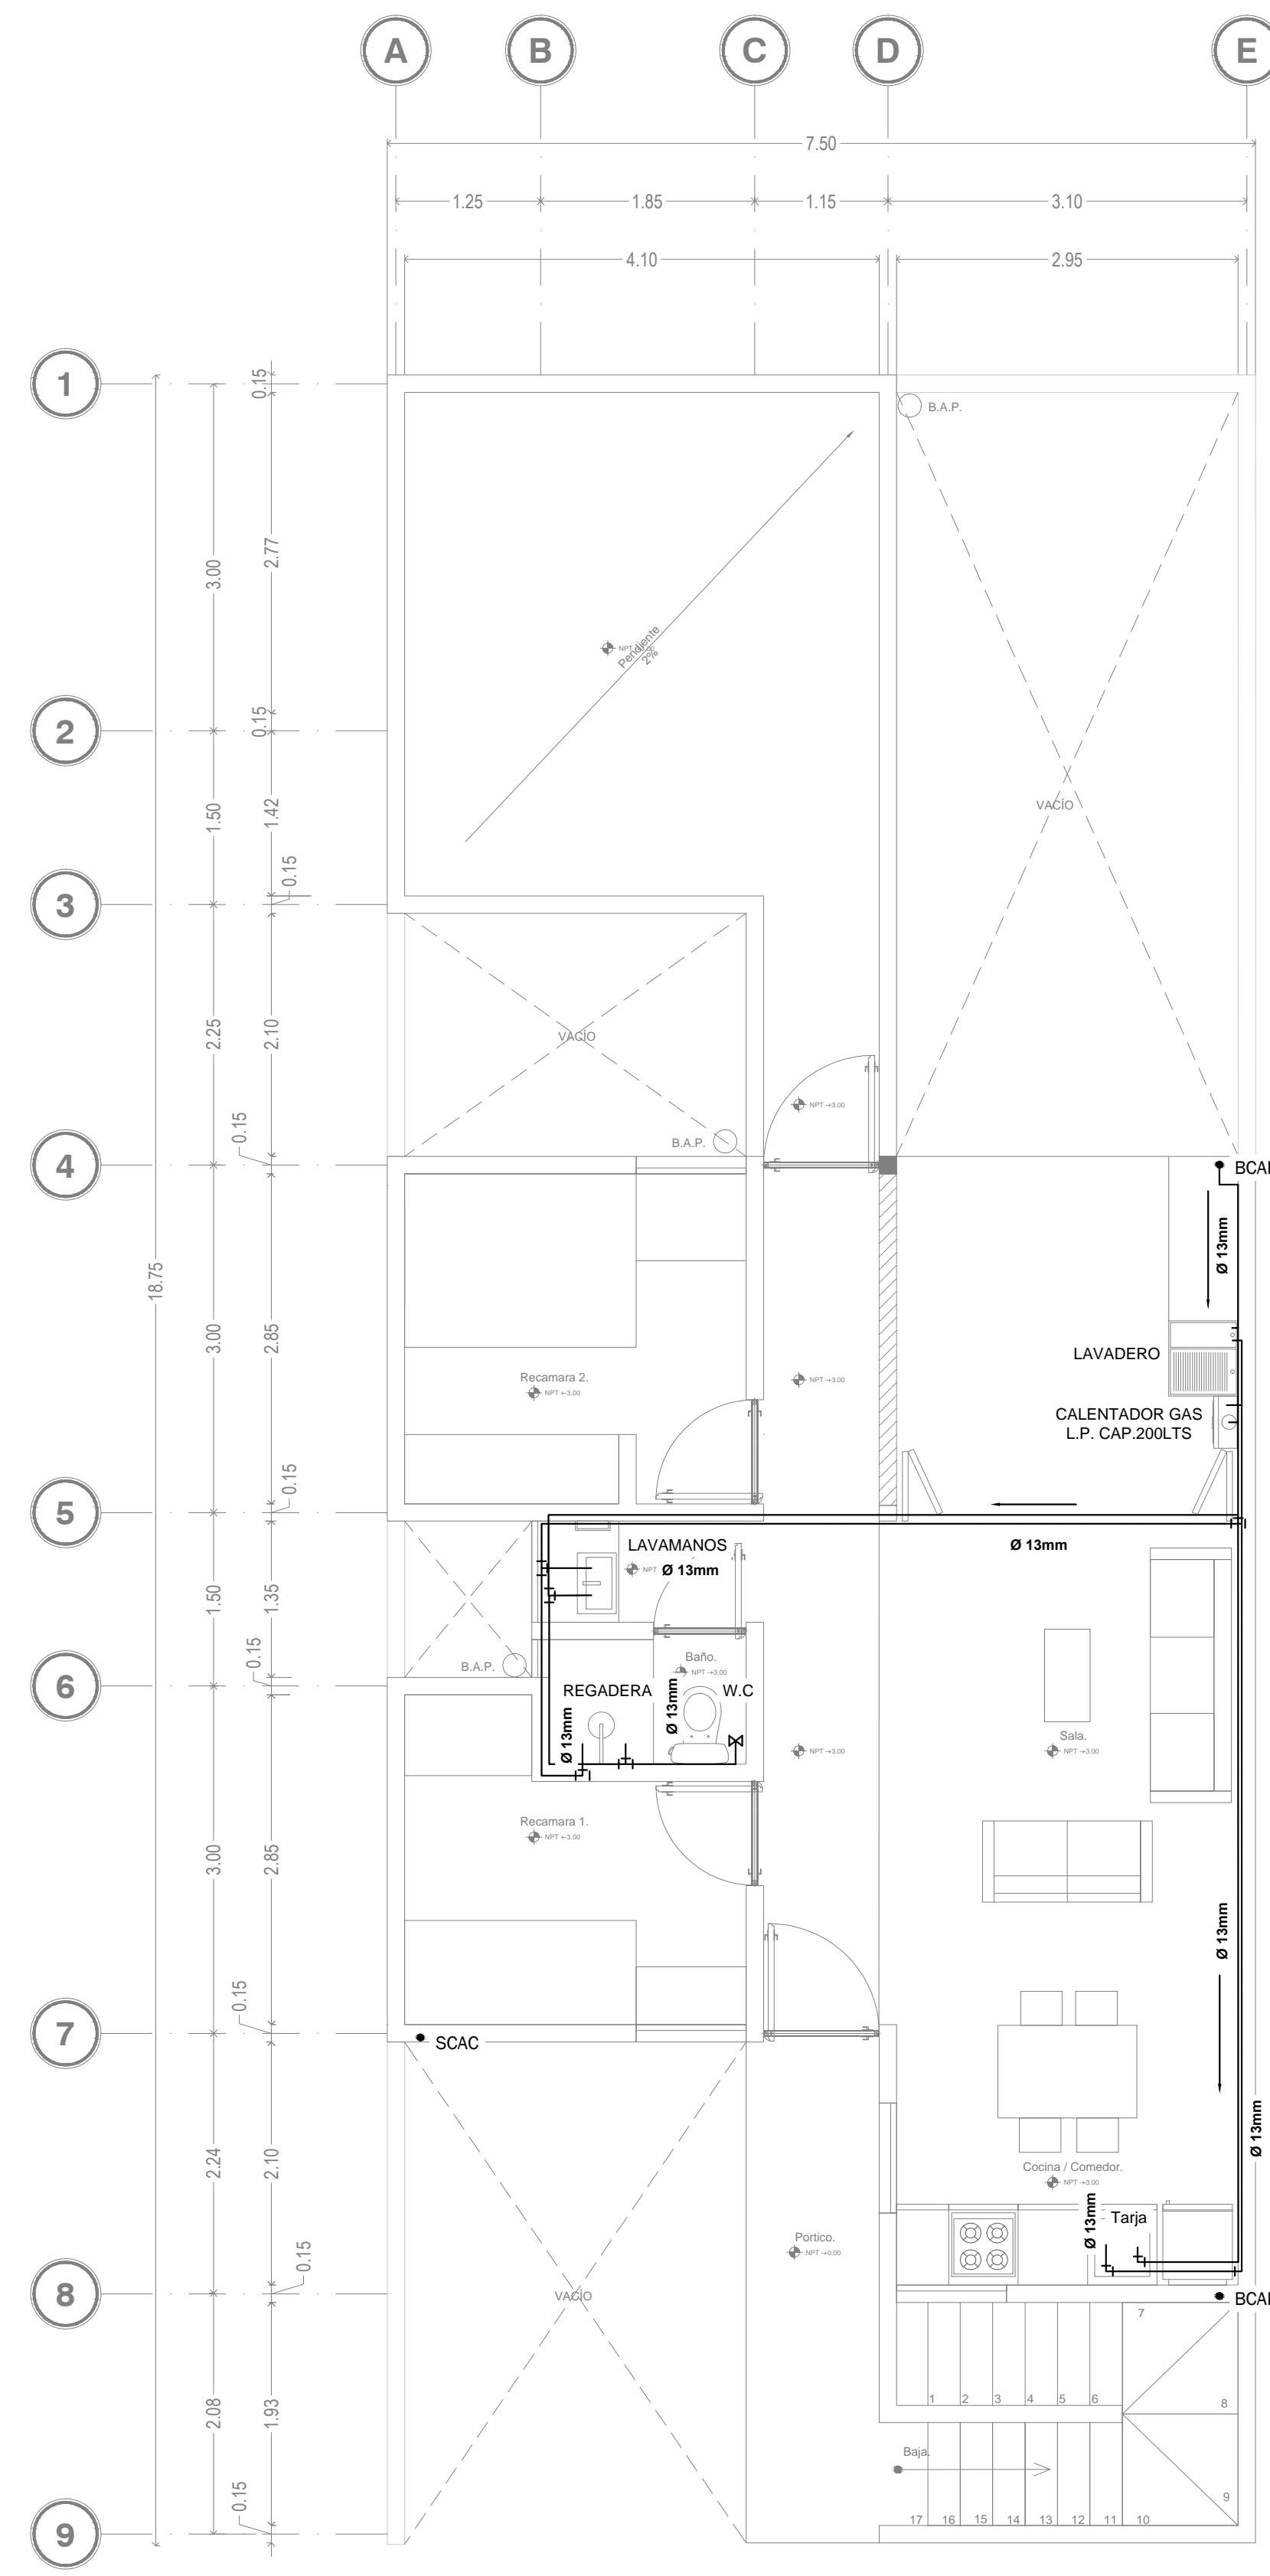


INS. HIDRÁULICA PLANTA ALTA  
ESC. 1:50

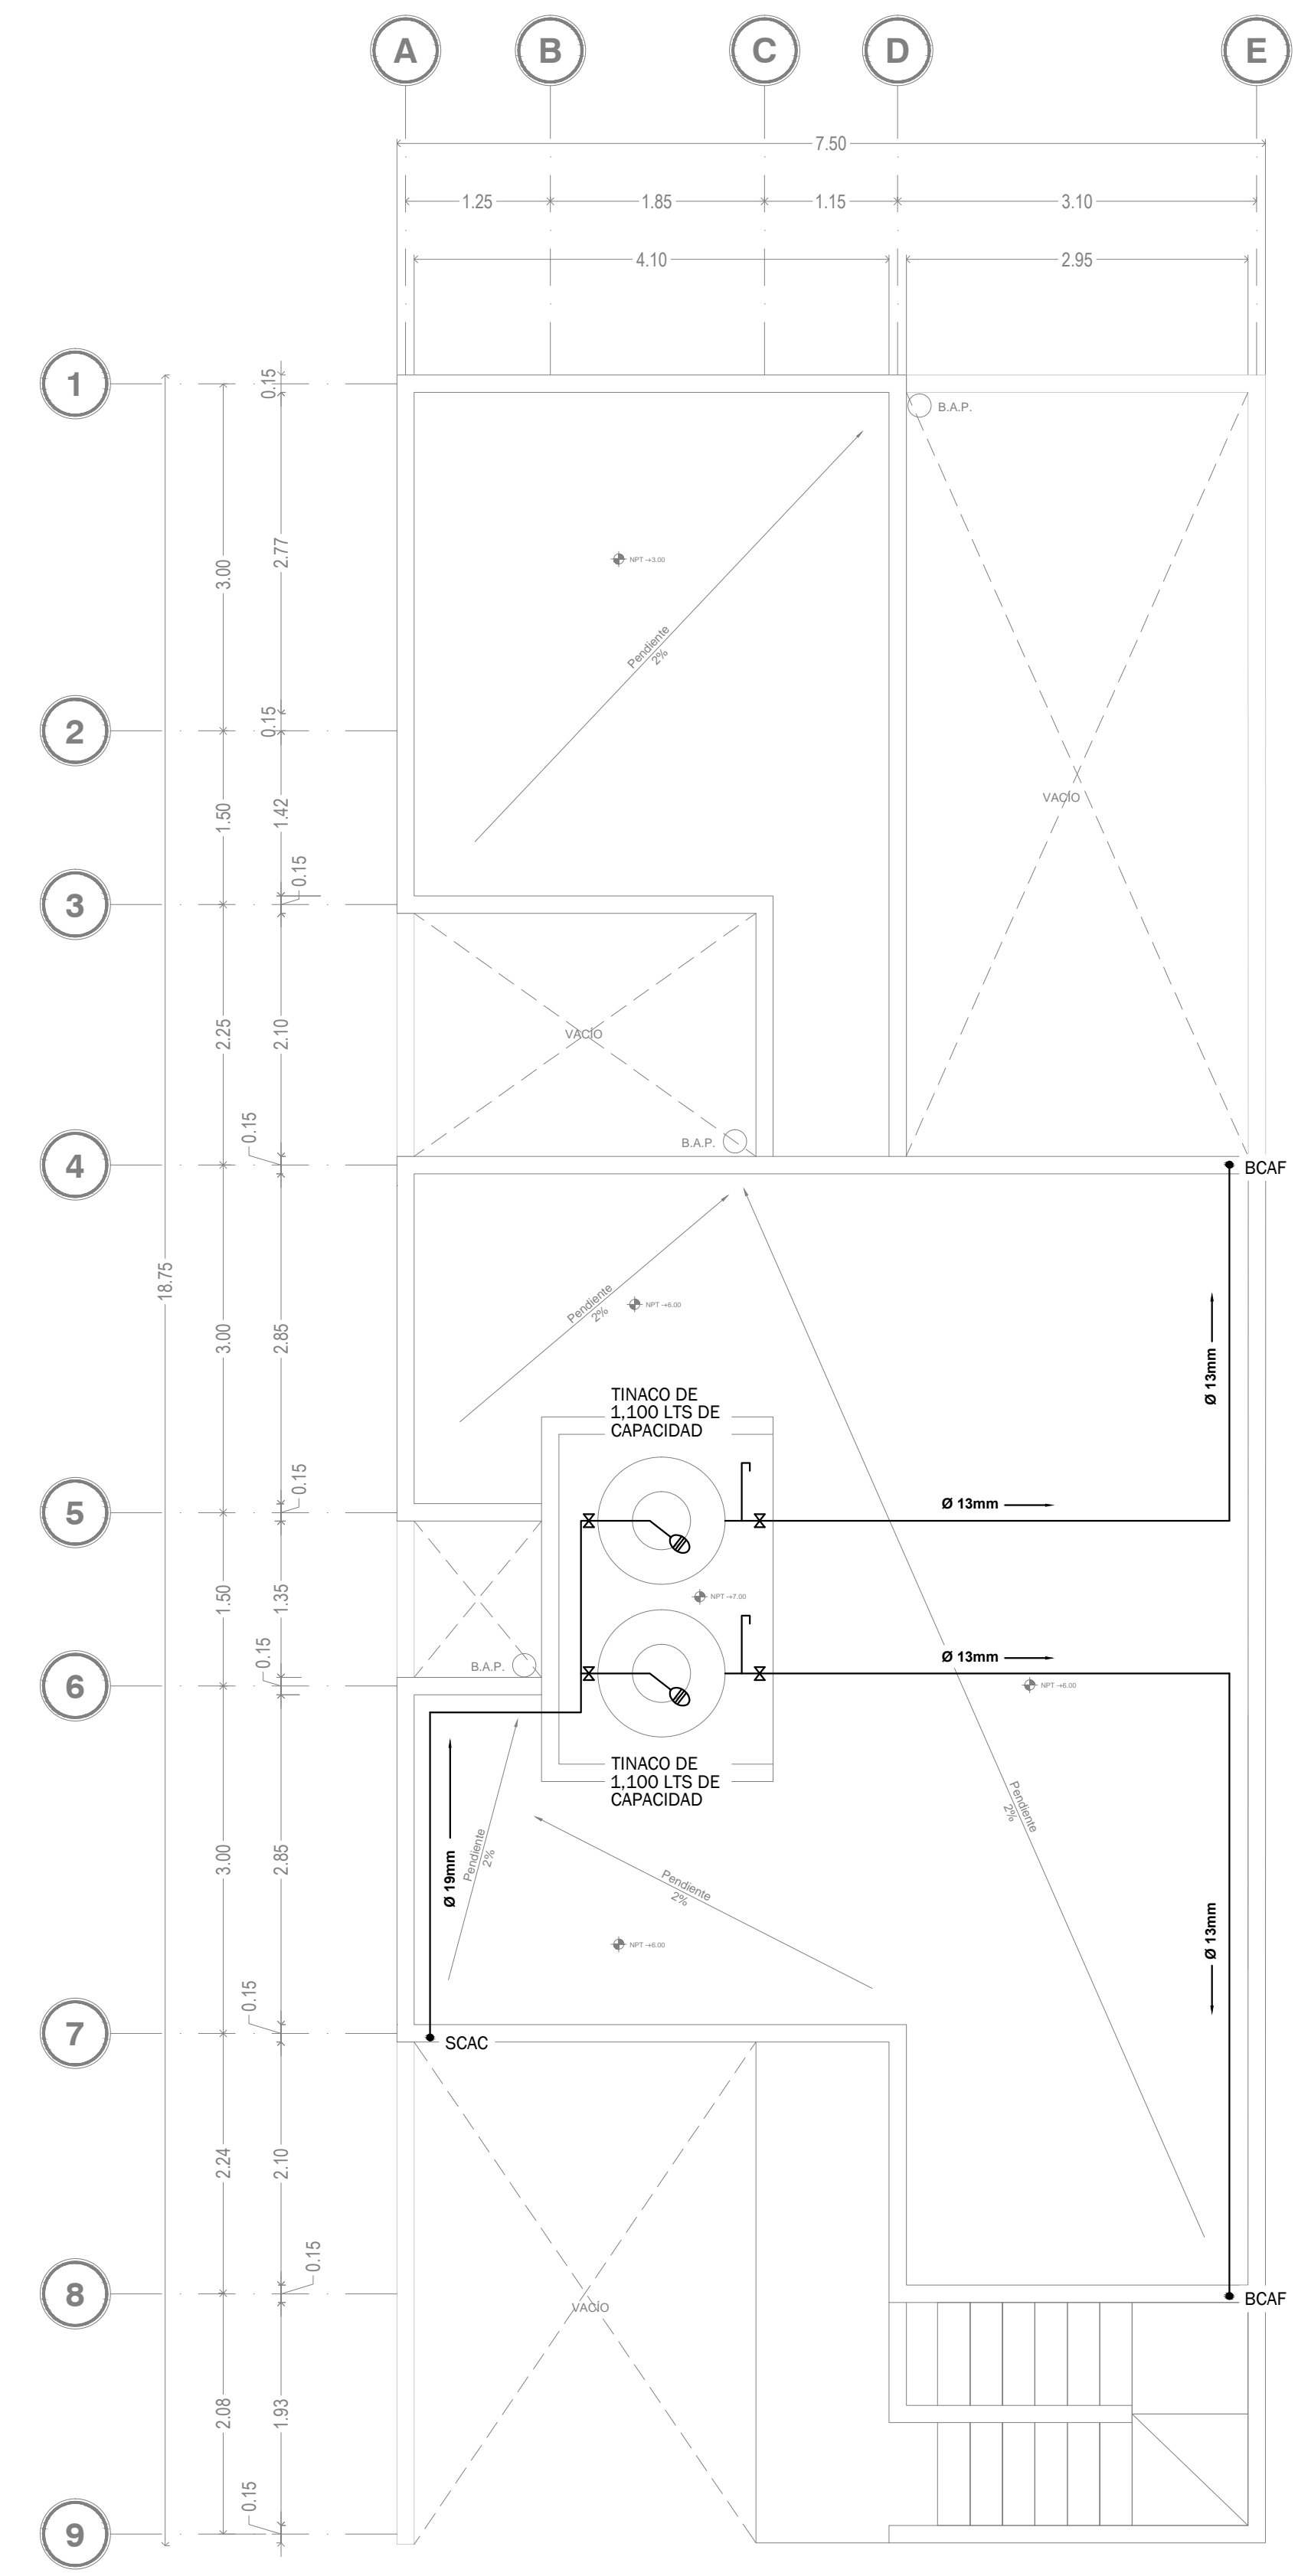


INS. HIDRÁULICA PLANTA DE AZOTEA  
ESC. 1:50

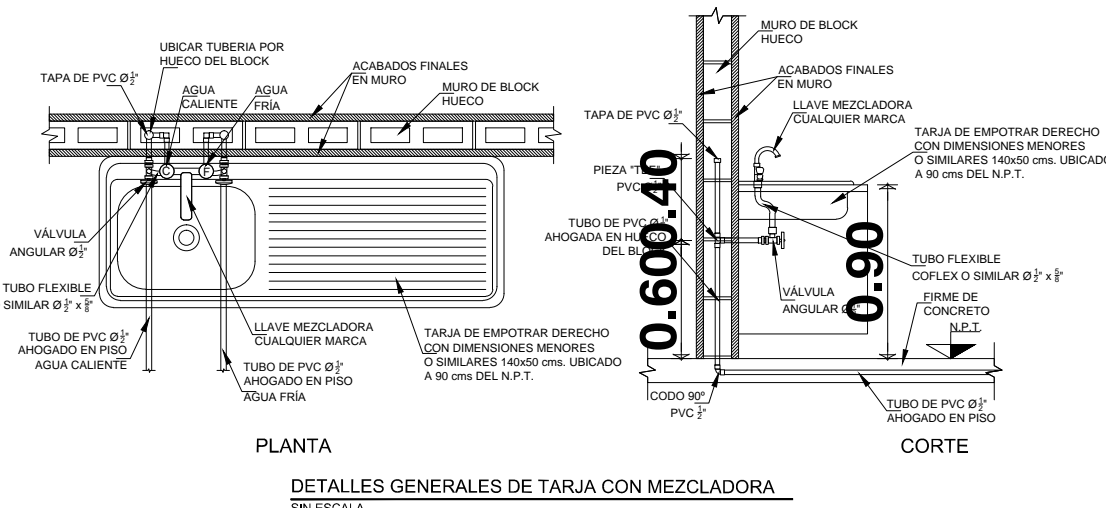


PLANTA  
DETALLES GENERALES DE TARJA CON MEZCLADORA  
SE ESCALA

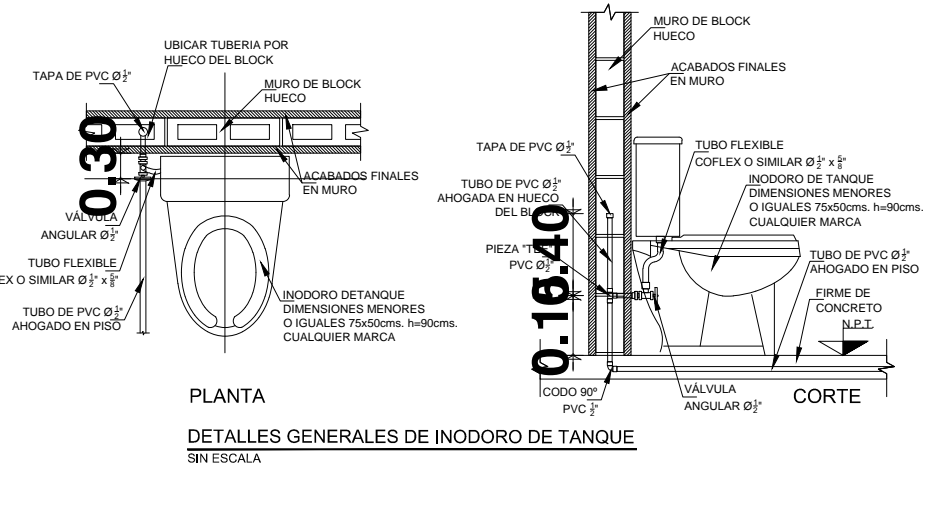

PLANTA  
DETALLES GENERALES DE INODOORO DE TANQUE  
SE ESCALA

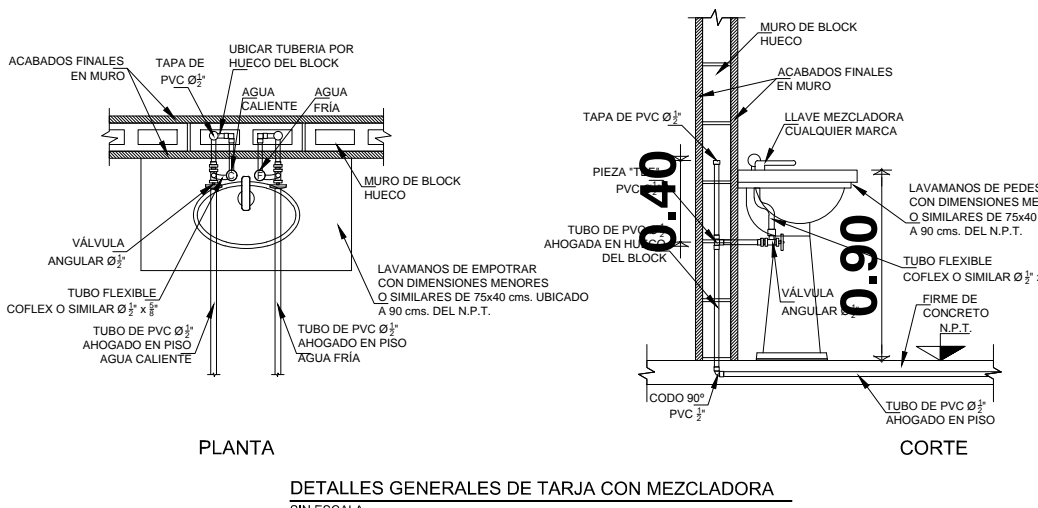

PLANTA  
DETALLES GENERALES DE TARJA CON MEZCLADORA  
SE ESCALA

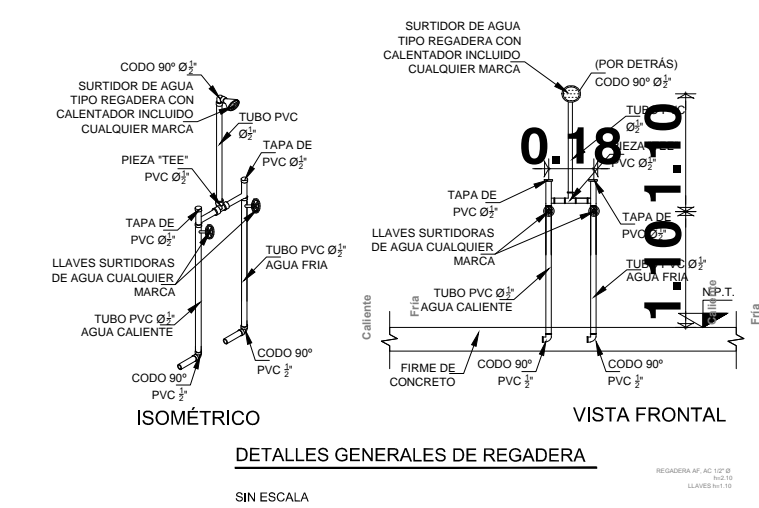


ISOMETRICO  
DETALLES GENERALES DE REGADERA  
SE ESCALA



VISTA FRONTAL  
DETALLES GENERALES DE REGADERA  
SE ESCALA

NOTAS GENERALES

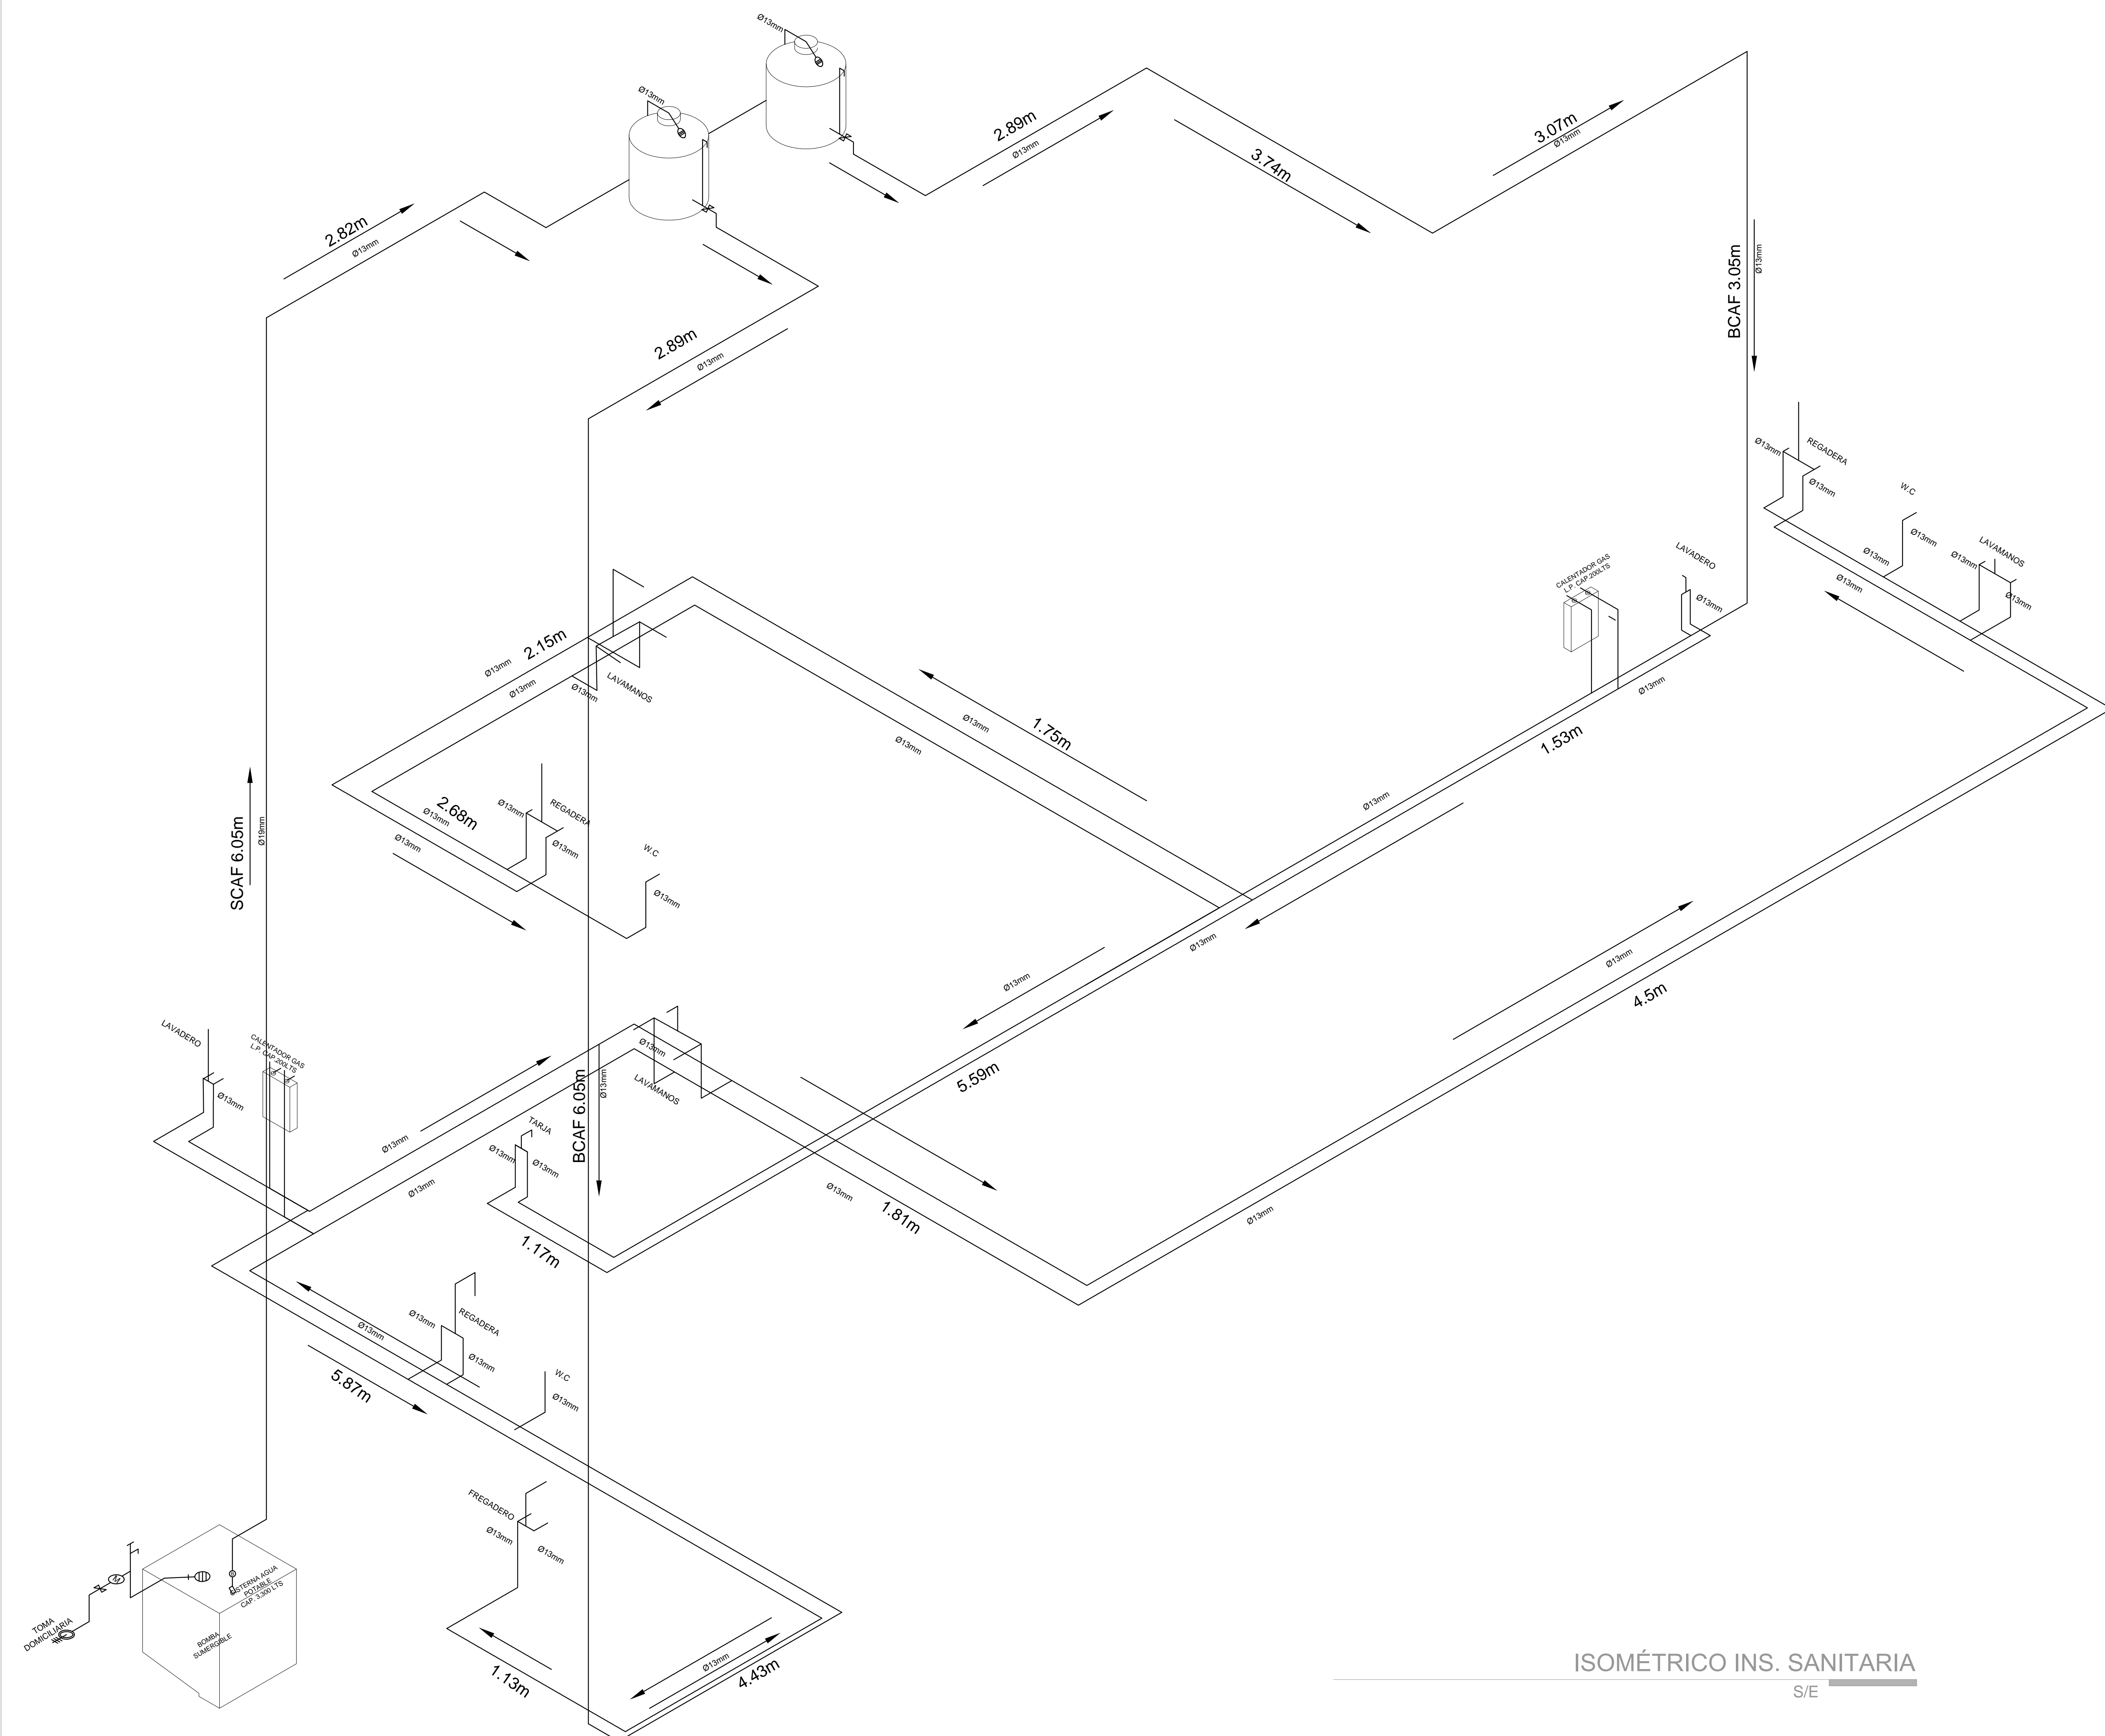

ISOMÉTRICO INS. SANITARIA  
S/E

REVISIONES:

No.	DESCRIPCIÓN.	FECHA.

FIRMA PROPIETARIO:

FIRMA D. R. O.:

FIRMA CORRESPONSABLE:

FIRMA CORRESPONSABLE:

PROYECTO:

Sistema de  
Vivienda  
FOVISSSTE

PROPIETARIO:

UBICACIÓN:  
SAN JOSÉ DEL CABO, BCS

PROYECTO EJECUTIVO

CONTENIDO:  
ISOMÉTRICO

ESCALA: S/E | NOTAS: MÉTROS | FECHA: 30 Junio 2020

CLAVE DE PLANO:  
FOVISSSTE-INS-502

NOTAS GENERALES

REVISIONES:

No.	DESCRIPCIÓN.	FECHA.

FIRMA PROPIETARIO:

FIRMA D. R. O.:

FIRMA CORRESPONSABLE:

FIRMA CORRESPONSABLE:

PROYECTO:

Sistema de  
Vivienda  
FOVSSSTE

PROPIETARIO:

UBICACIÓN:  
SAN JOSÉ DEL CABO, BCS

PROYECTO EJECUTIVO


CONTENIDO:

INS. SANITARIA


ESCALA: S/E | COTAS: METROS | FECHA: 30 Junio 2020

CLAVE DE PLANO:


FOVSSSTE-INS-503

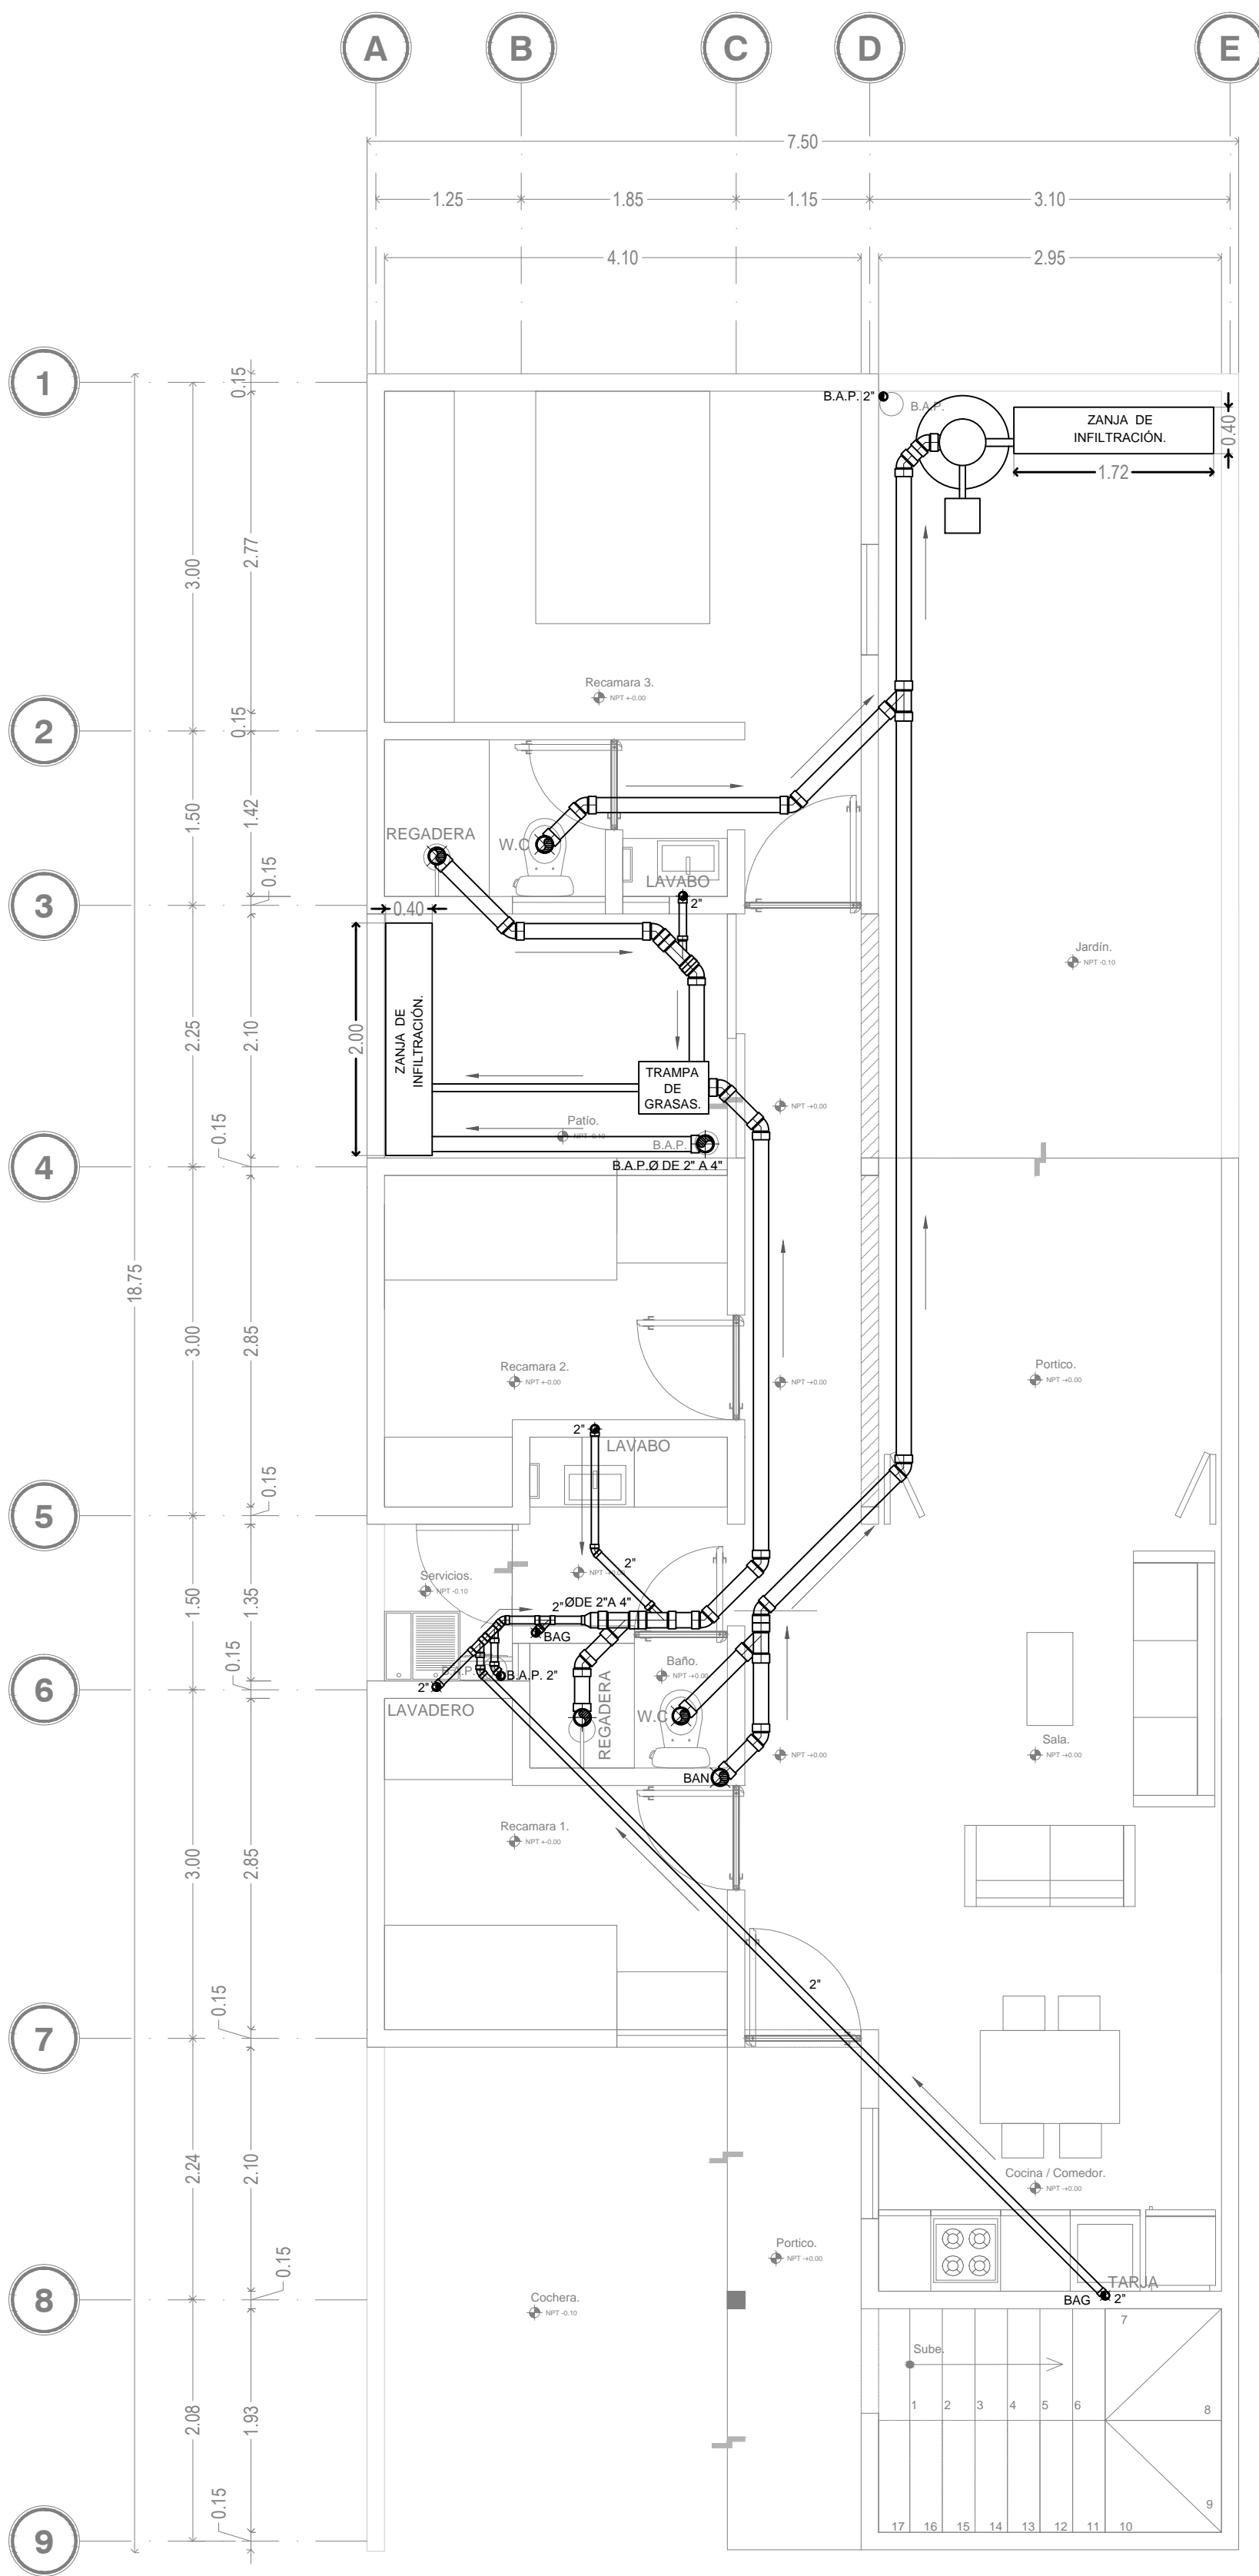





INS. SANITARIA PLANTA BAJA  
ESC. 1:50

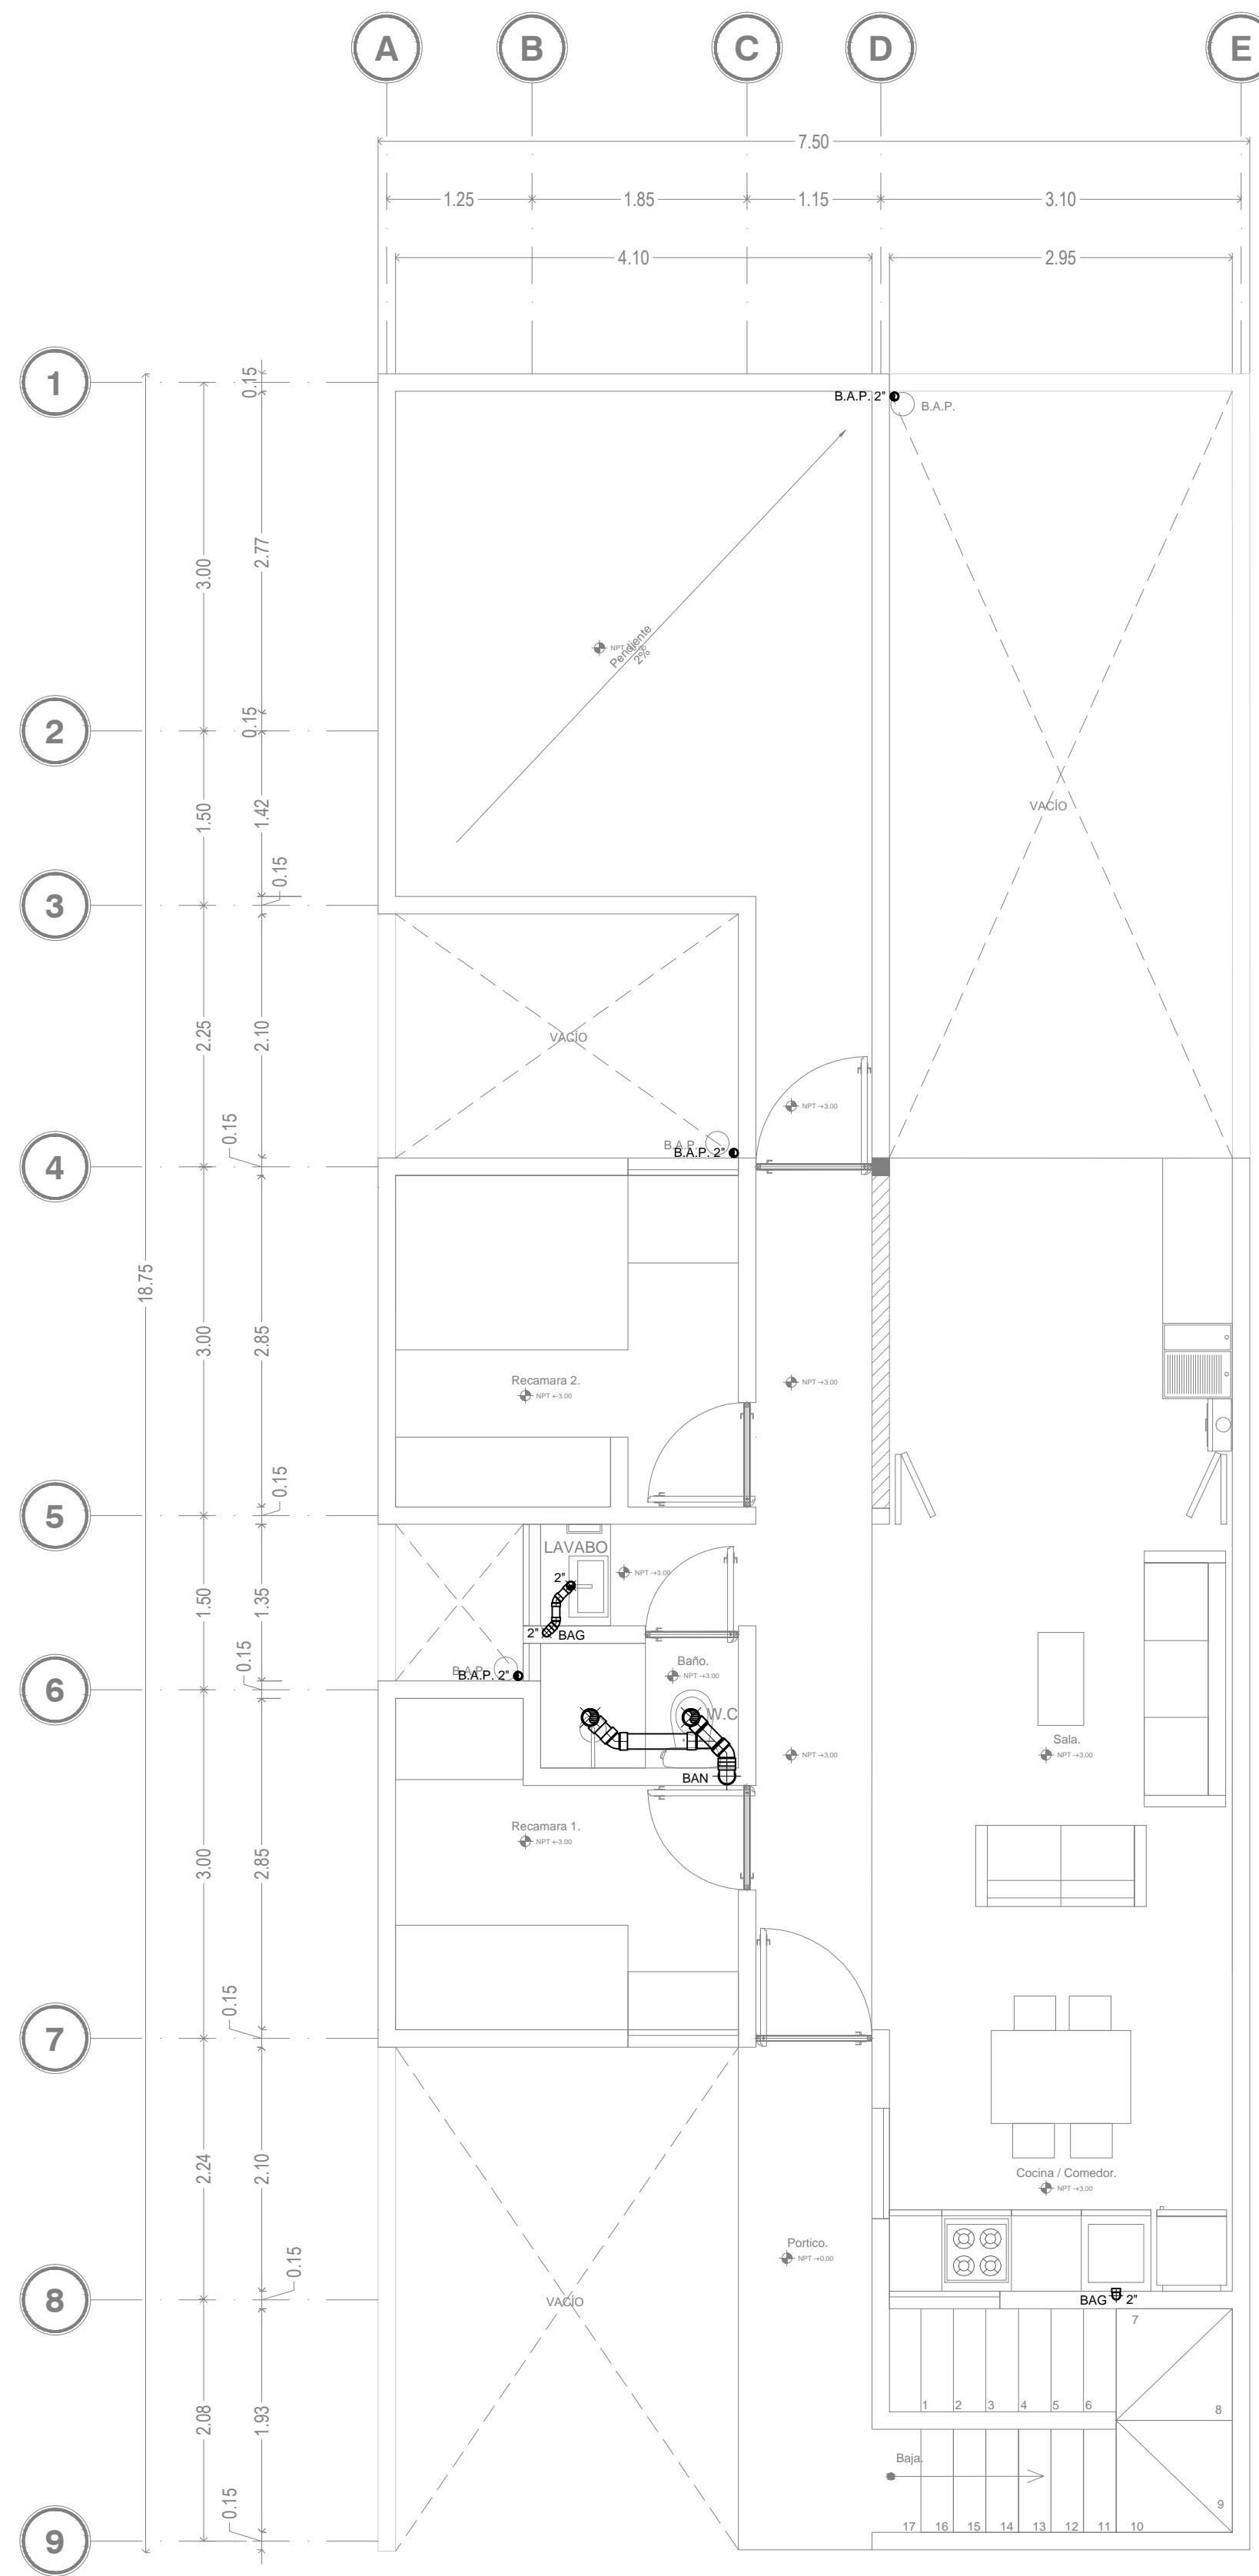


INS. SANITARIA PLANTA ALTA  
ESC. 1:50

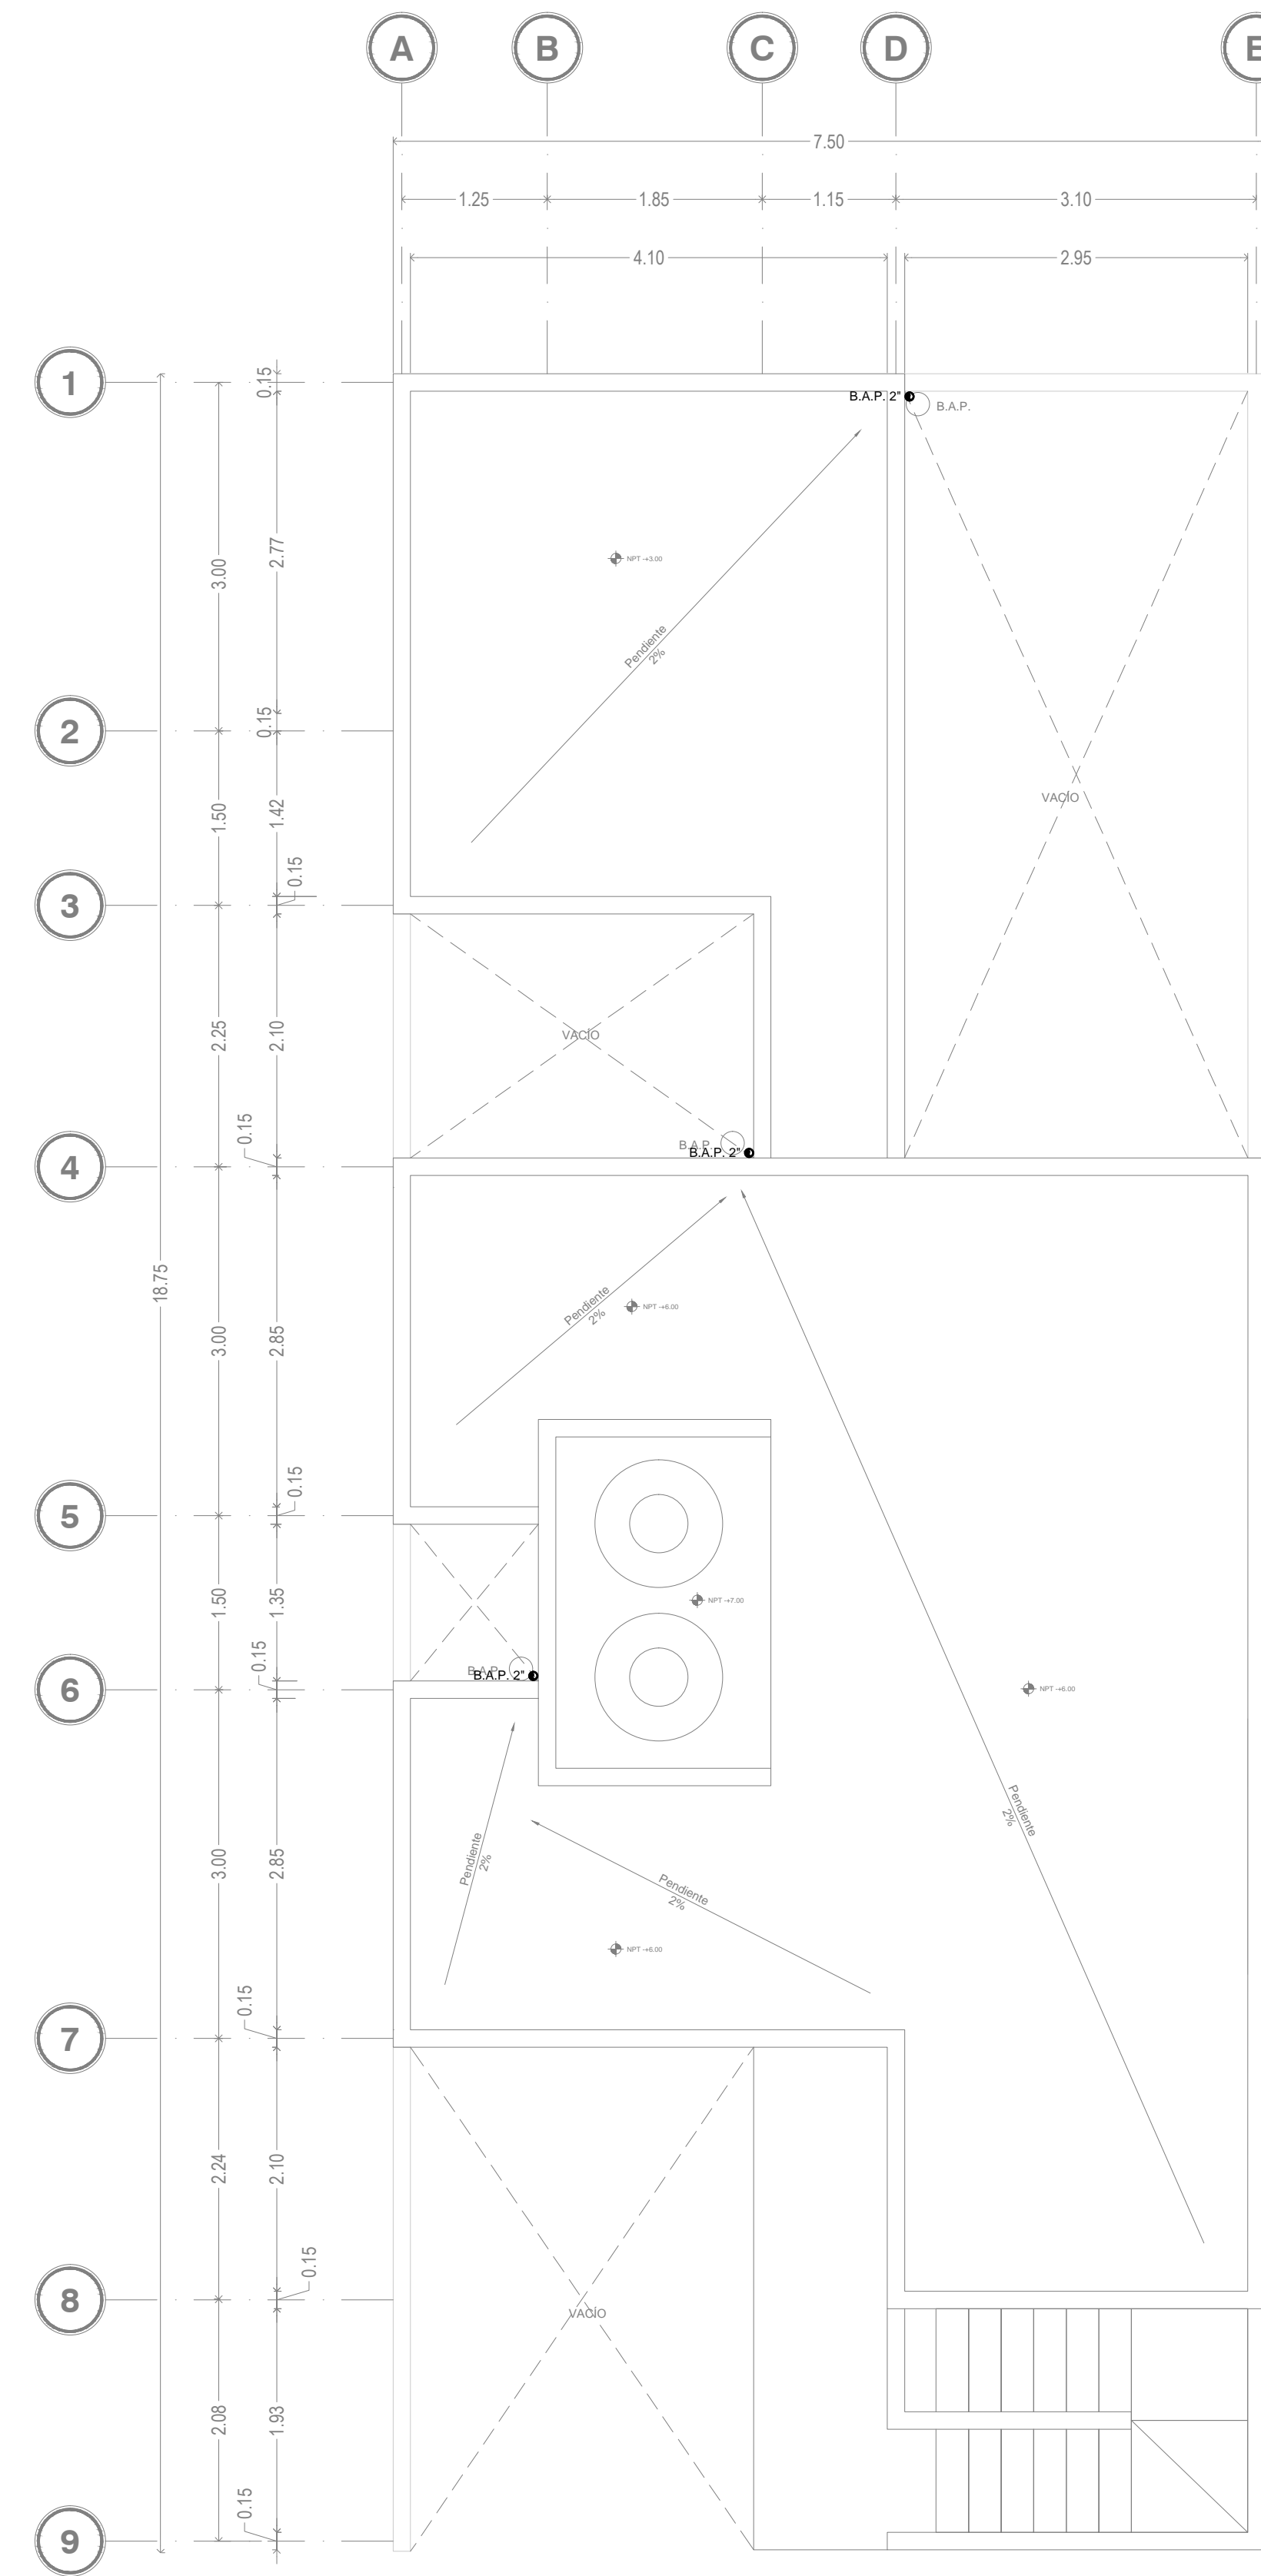

INS. SANITARIA PLANTA DE AZOTEA  
ESC. 1:50

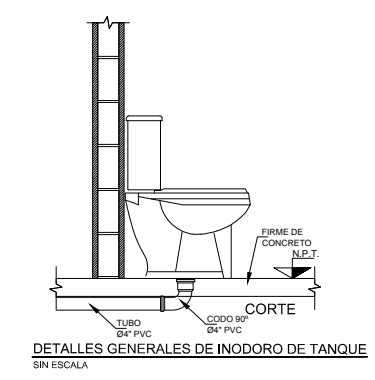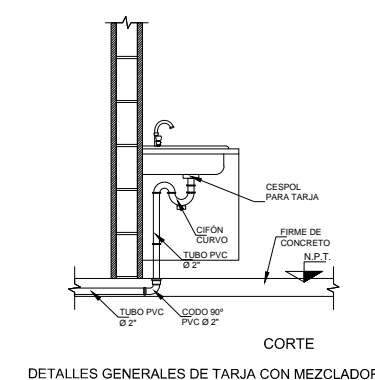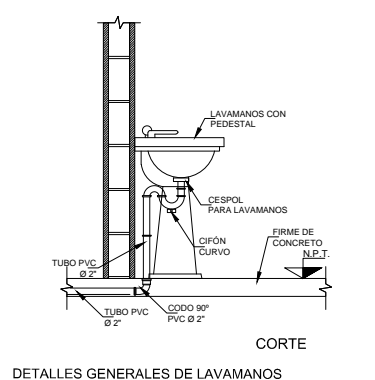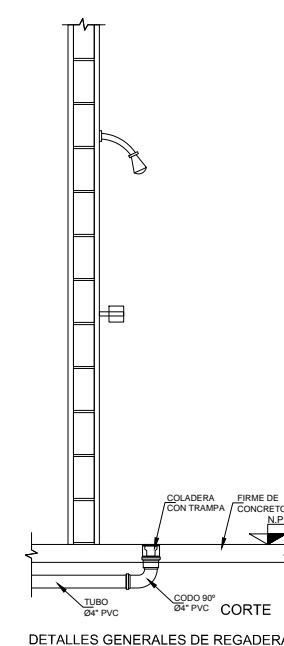

NOTAS GENERALES

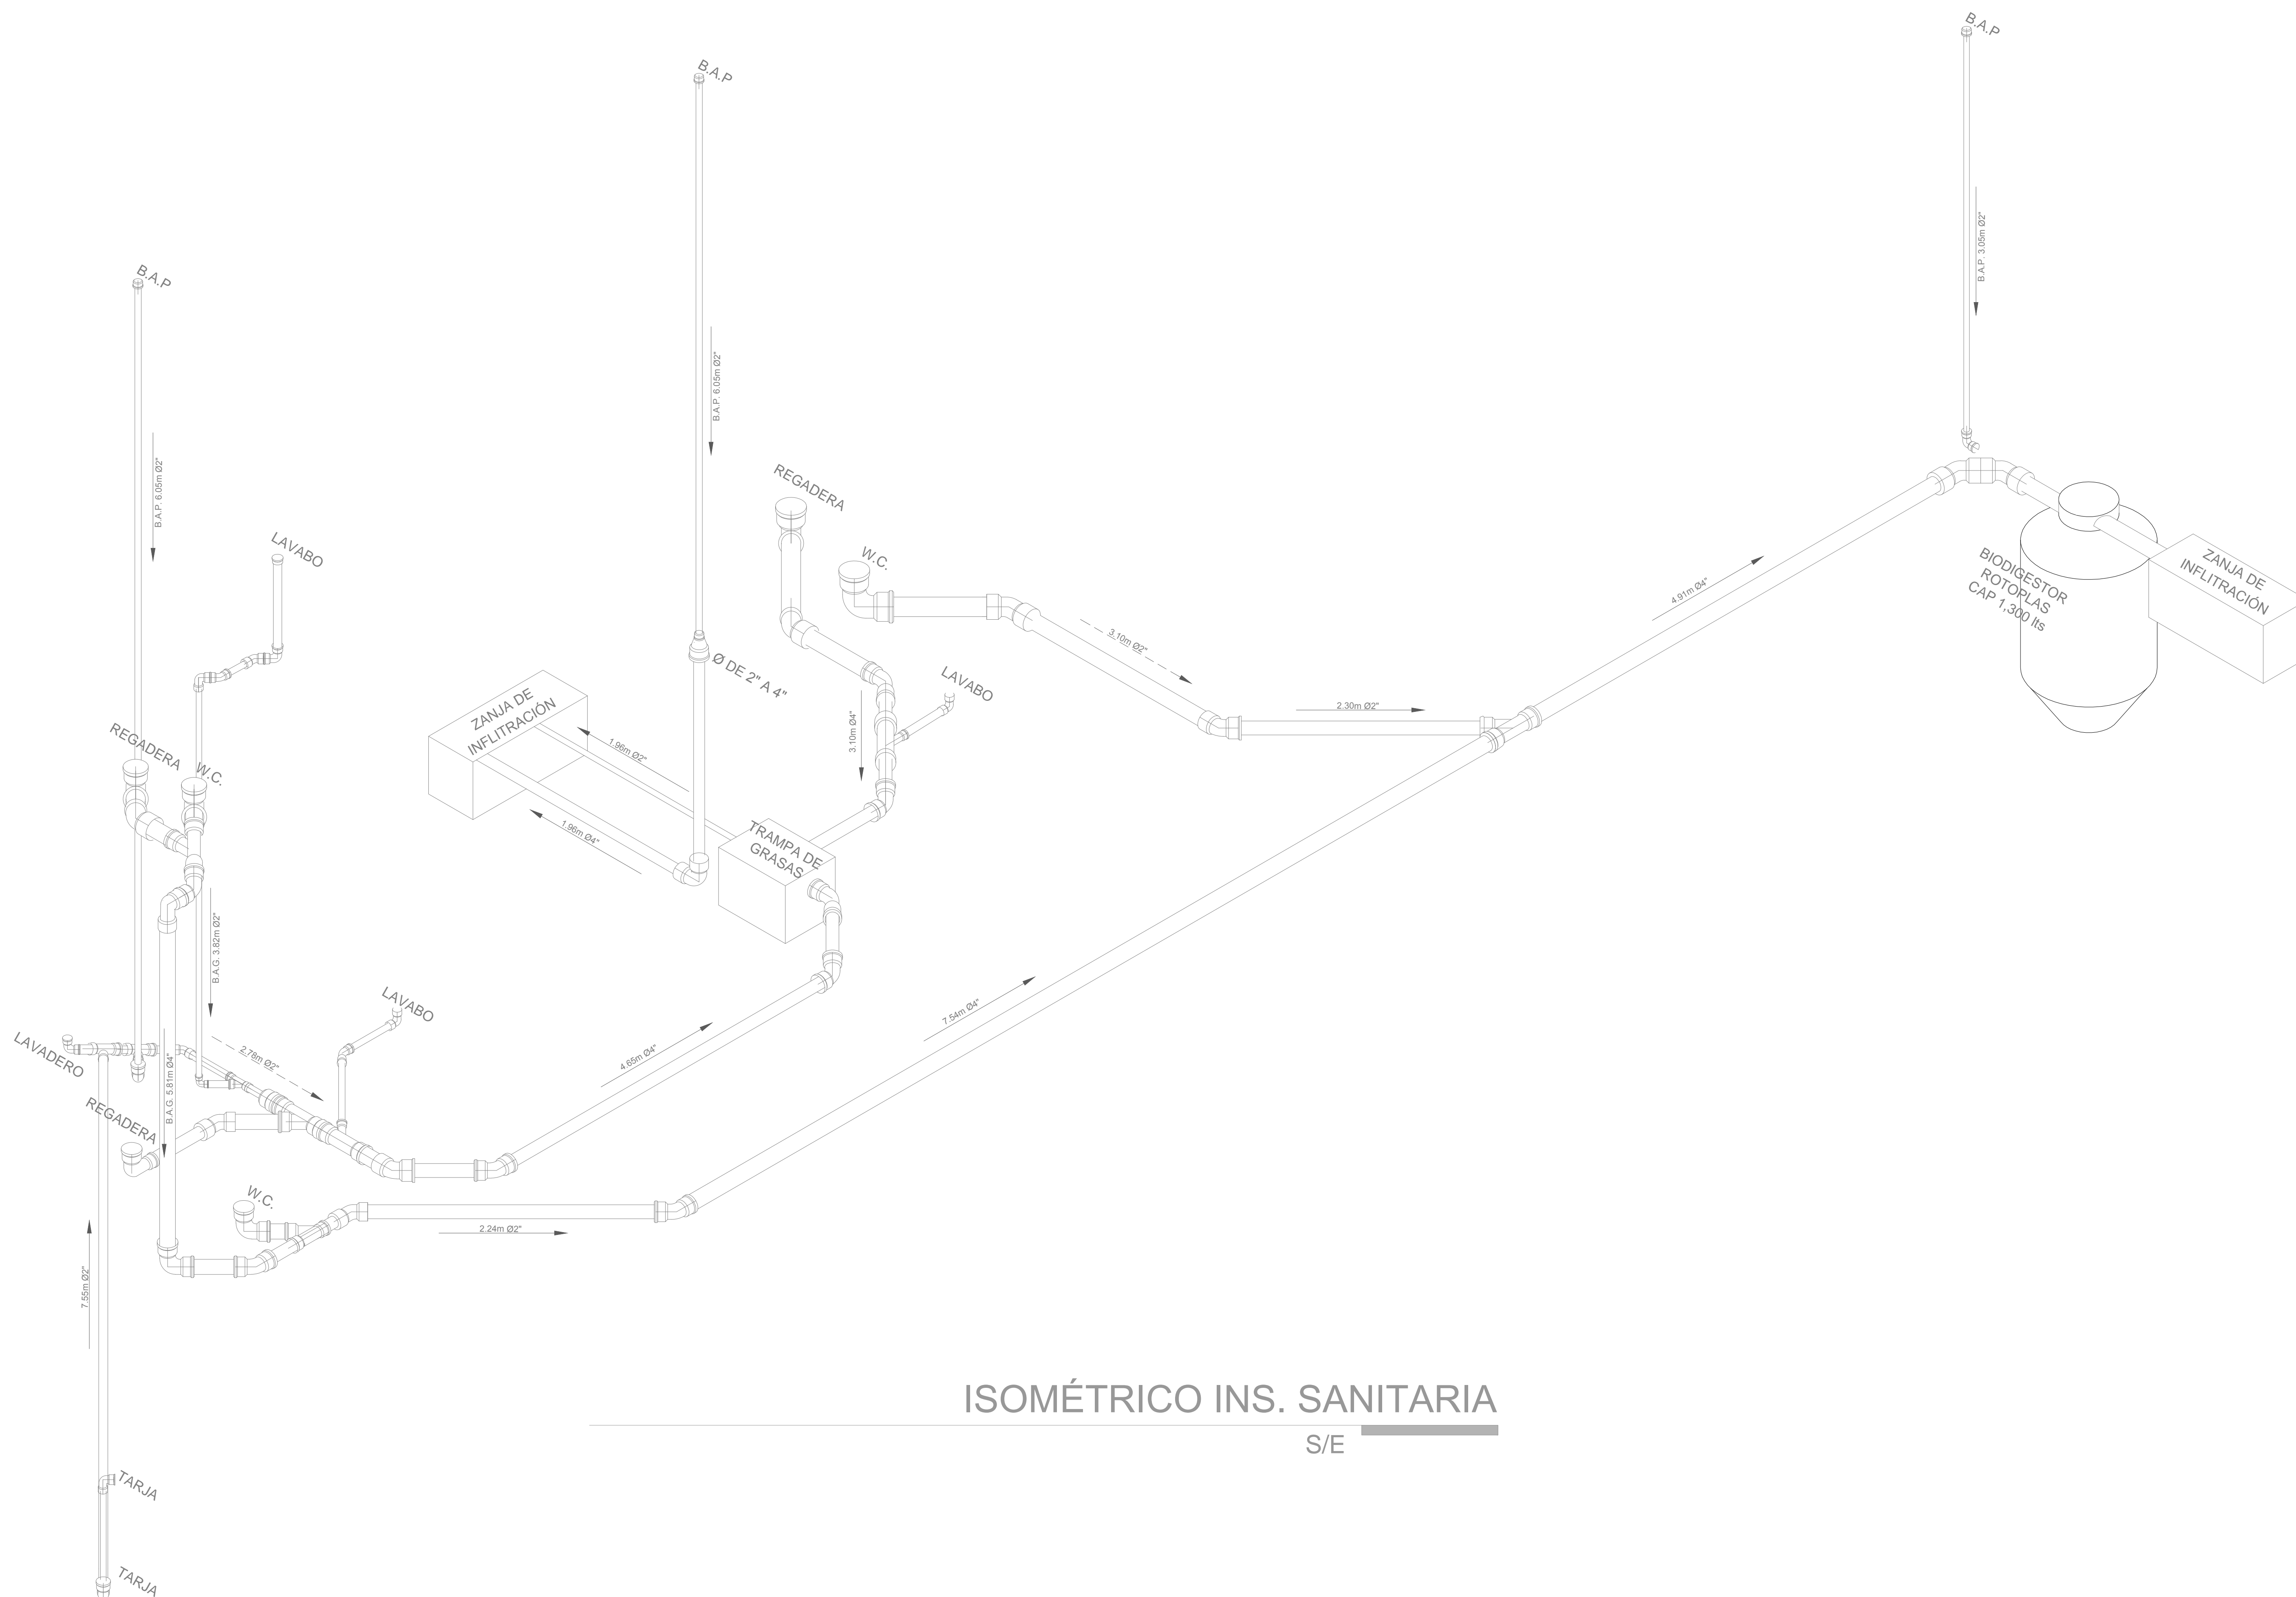

ISOMÉTRICO INS. SANITARIA  
S/E

REVISIONES:

No.	DESCRIPCIÓN.	FECHA.

FIRMA PROPIETARIO:  
FIRMA D. R. O.:  
FIRMA CORRESPONSABLE:  
FIRMA CORRESPONSABLE:

PROYECTO:  
Sistema de Vivienda FOVISSSTE


PROPIETARIO:

UBICACIÓN:  
SAN JOSÉ DEL CABO, BCS


PROYECTO EJECUTIVO

CONTENIDO:  
ISOMÉTRICO


ESCALA: S/E | COTAS: MÉTROS | FECHA: 30 junio 2020  
CLAVE DE PLANO:  
FOVISSSTE-INS-504

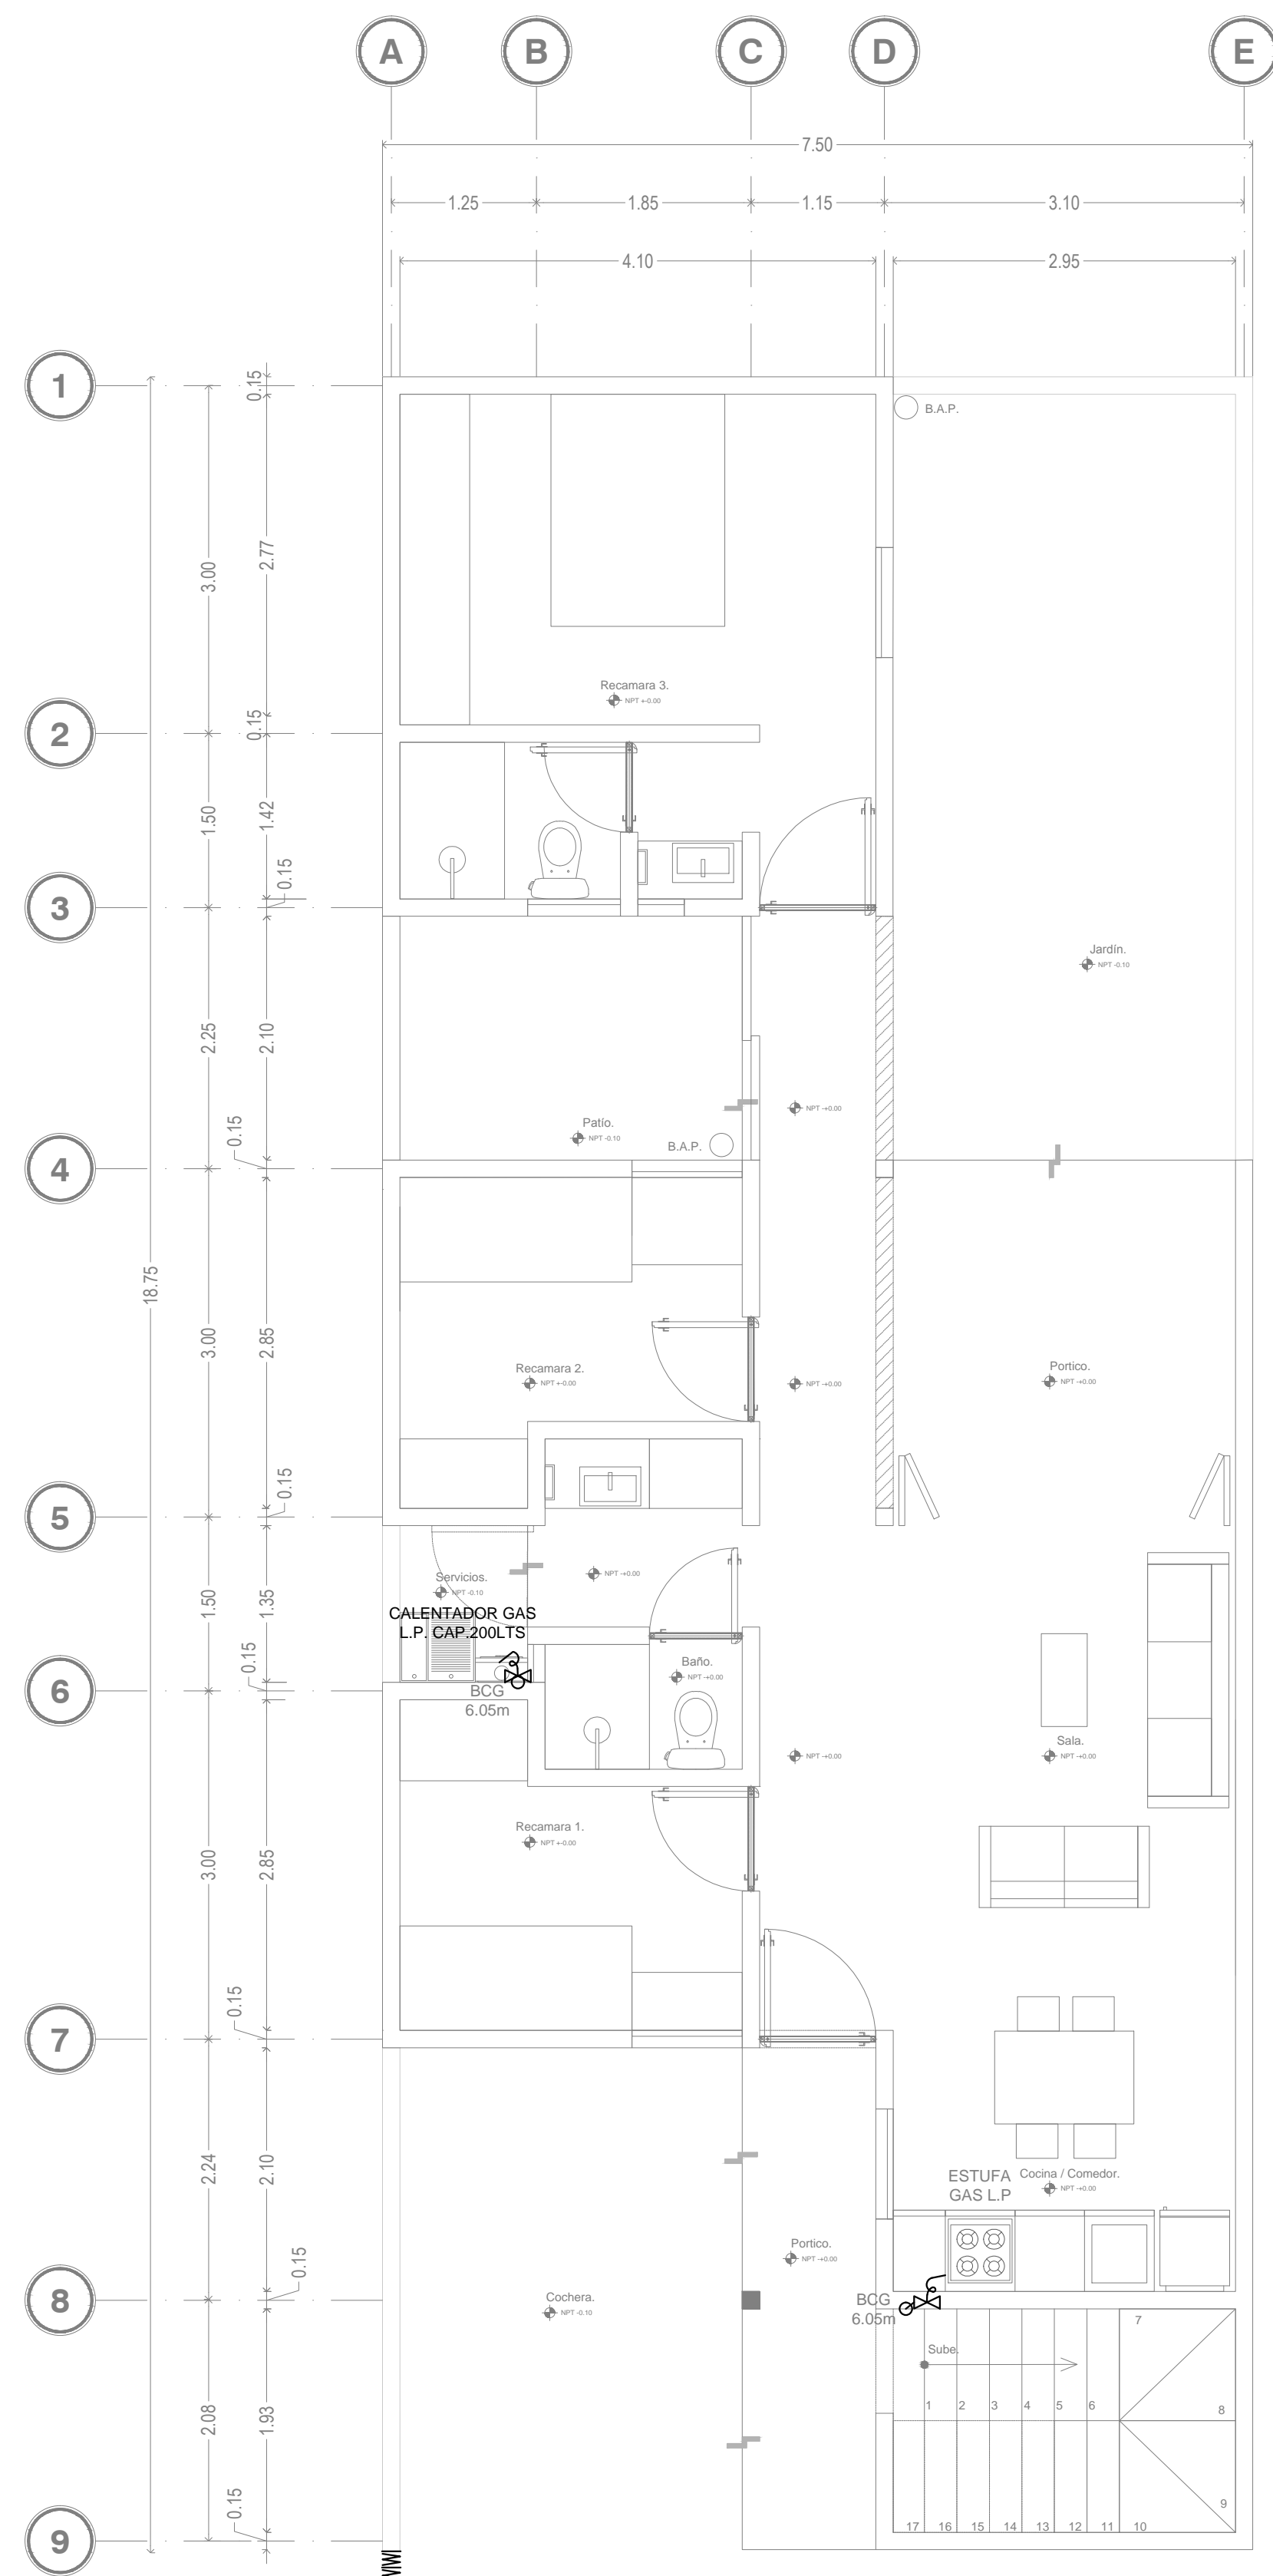

INS. GAS PLANTA BAJA  
ESC. 1:50

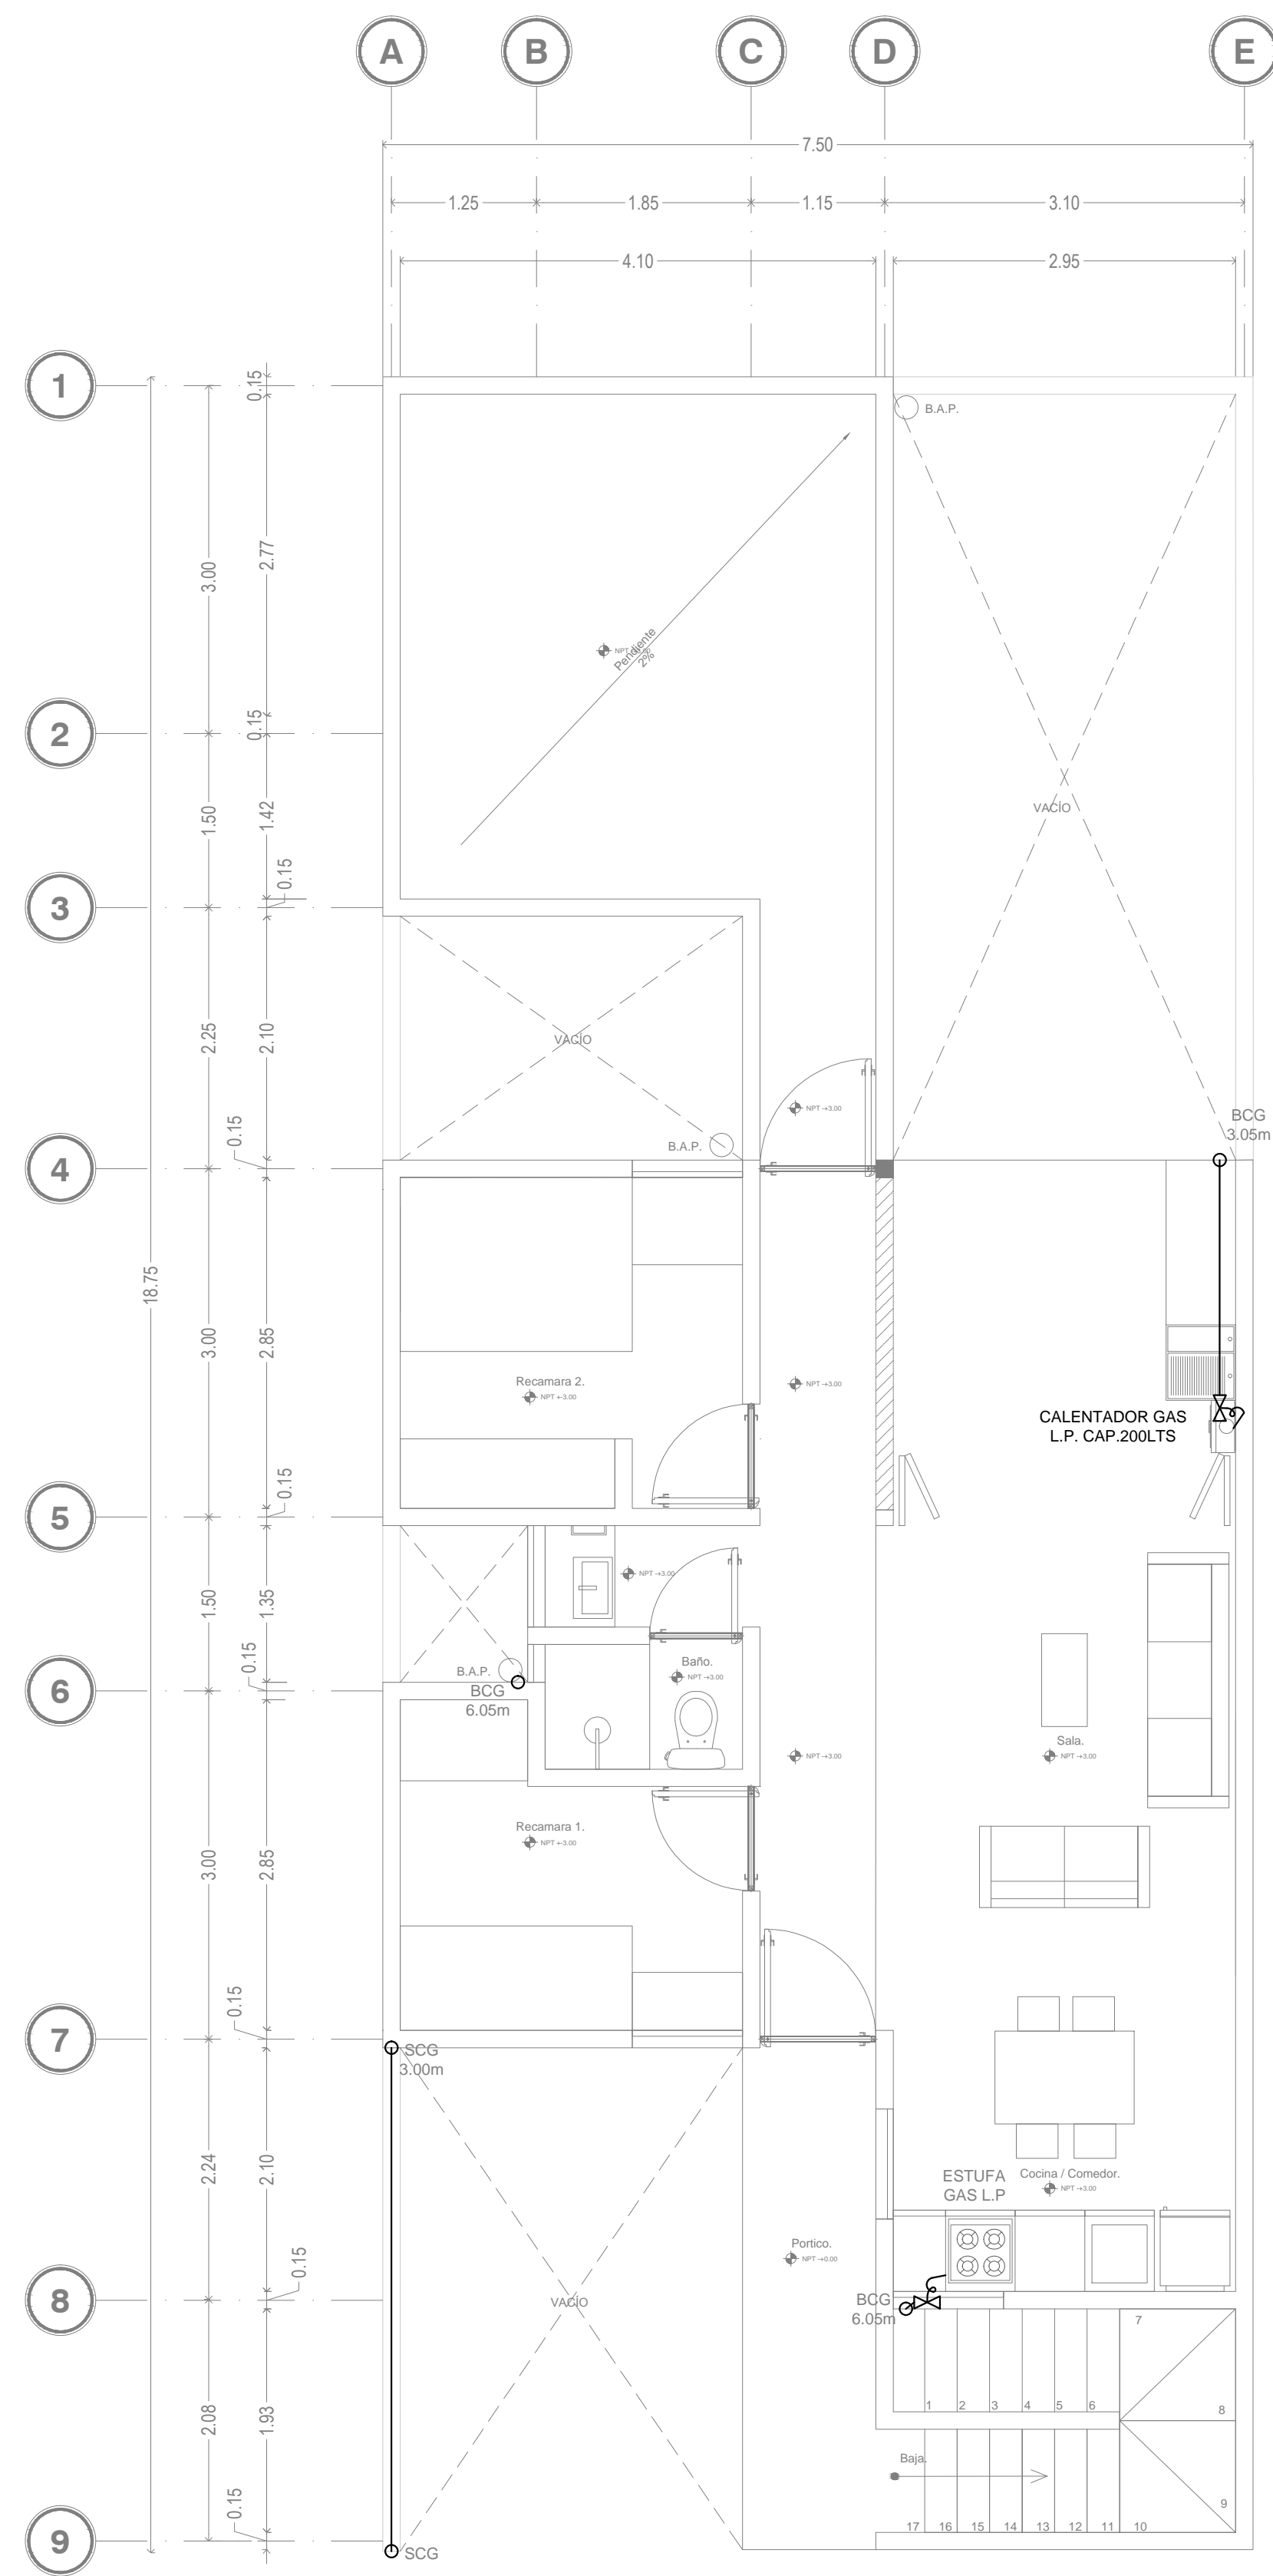


INS. GAS PLANTA ALTA  
ESC. 1:50

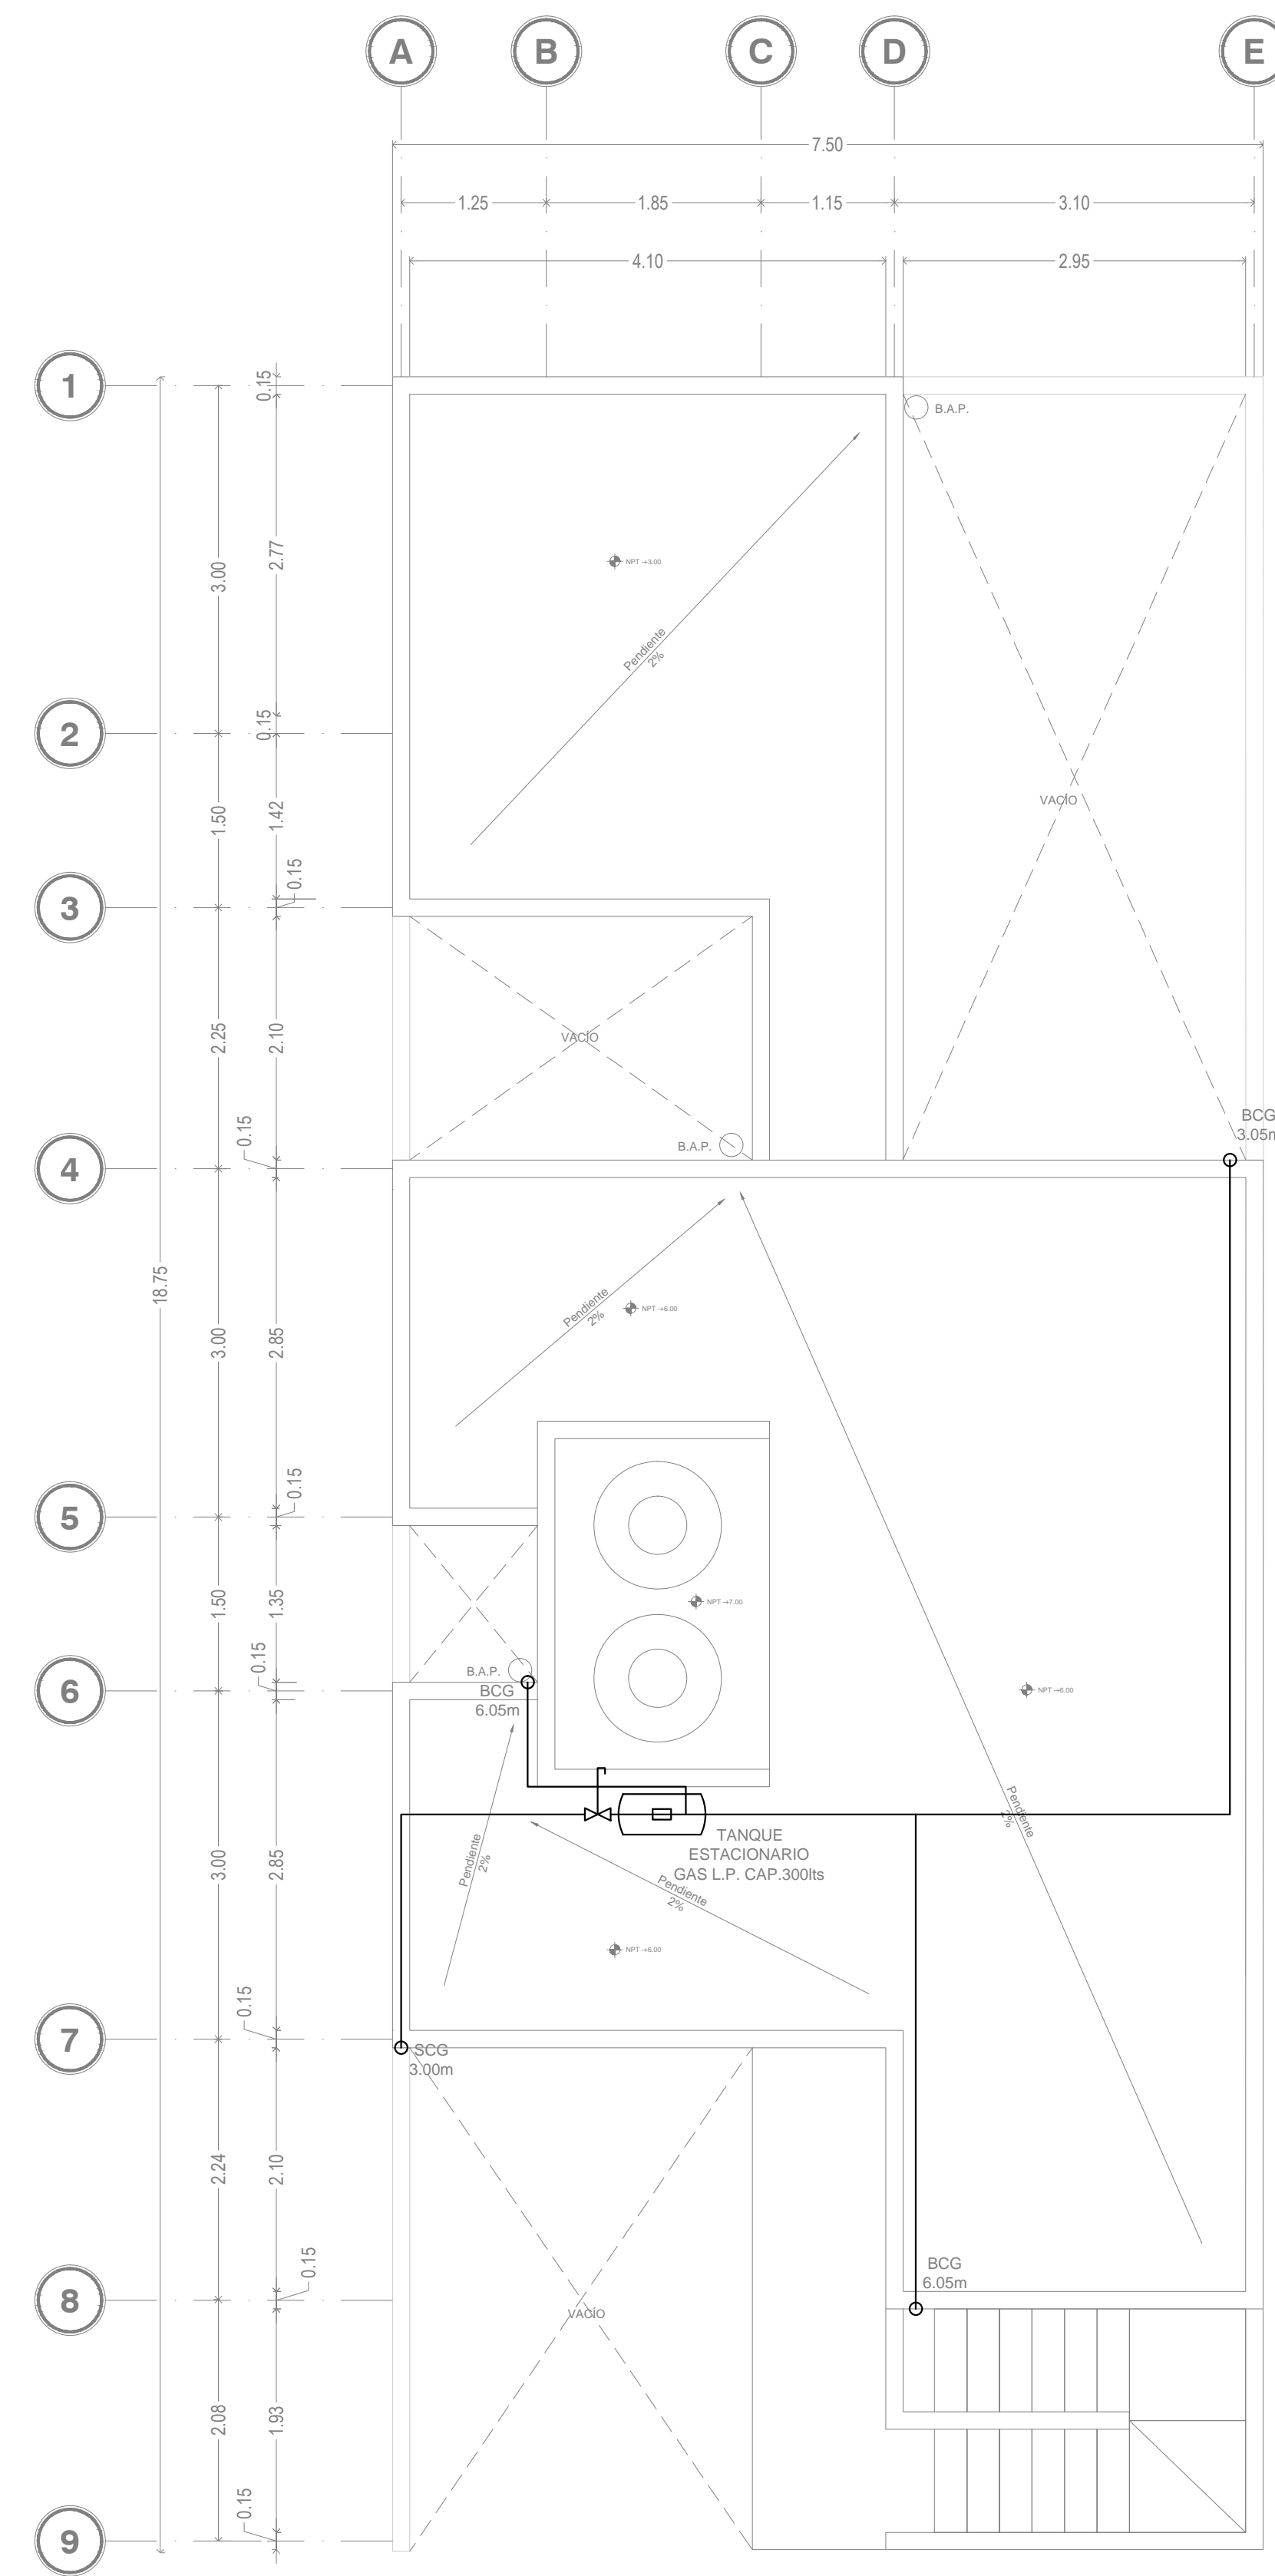

INS. GAS PLANTA DE AZOTEA  
ESC. 1:50

NOTA GRAL.: SE UTILIZARÁ TUBO DE COBRE RÍGIDO Y FLEXIBLE TIPO "L".  
ESTE ESTARÁ SIEMPRE EXPUESTO  
DISTANCIAS SEÑALADAS EN EL ISOMÉTRICO

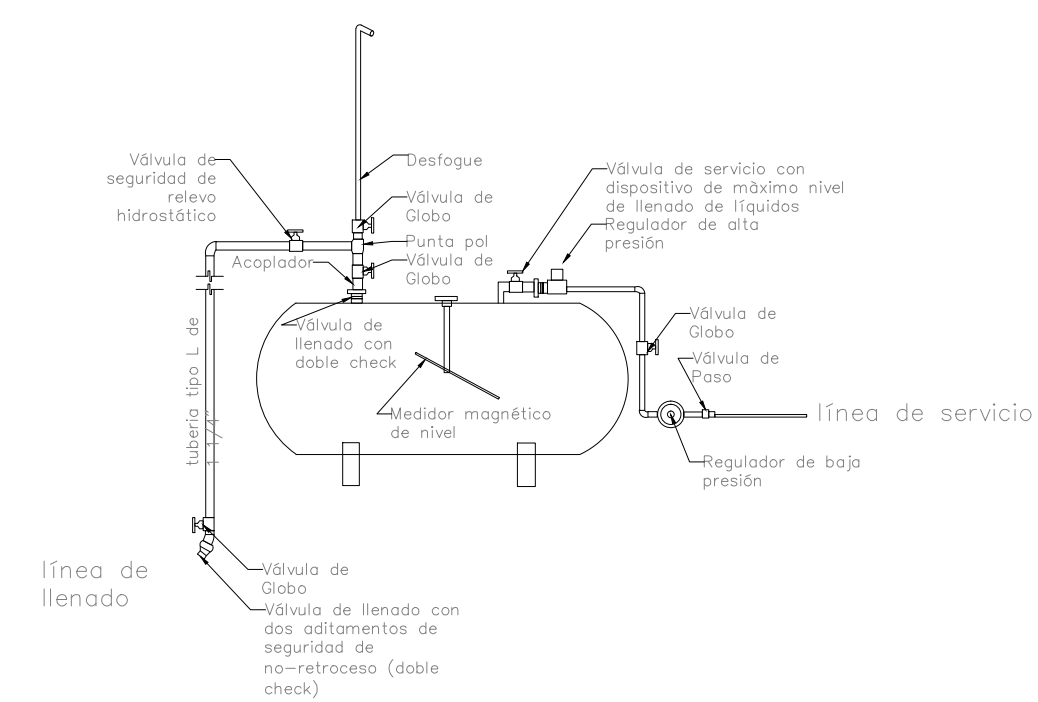

LÍNEA DE LLENADO  
A 3.00 MTS DEL NPT  
(SUBE A AZOTEA)

NOTAS GENERALES

REVISIONES:

No.	DESCRIPCIÓN.	FECHA.

FIRMA PROPIETARIO:

FIRMA D. R. O.:

FIRMA CORRESPONSABLE:

FIRMA CORRESPONSABLE:

PROYECTO:

Sistema de  
Vivienda  
FOVISSSTE

PROPIETARIO:

UBICACIÓN:  
SAN JOSÉ DEL CABO, BCS

PROYECTO EJECUTIVO

CONTENIDO:


INS. GAS

ESCALA: S/E | COTAS: METROS | FECHA: 30 Junio 2020

CLAVE DE PLANO:

FOVISSSTE-INS-506

NOTAS GENERALES

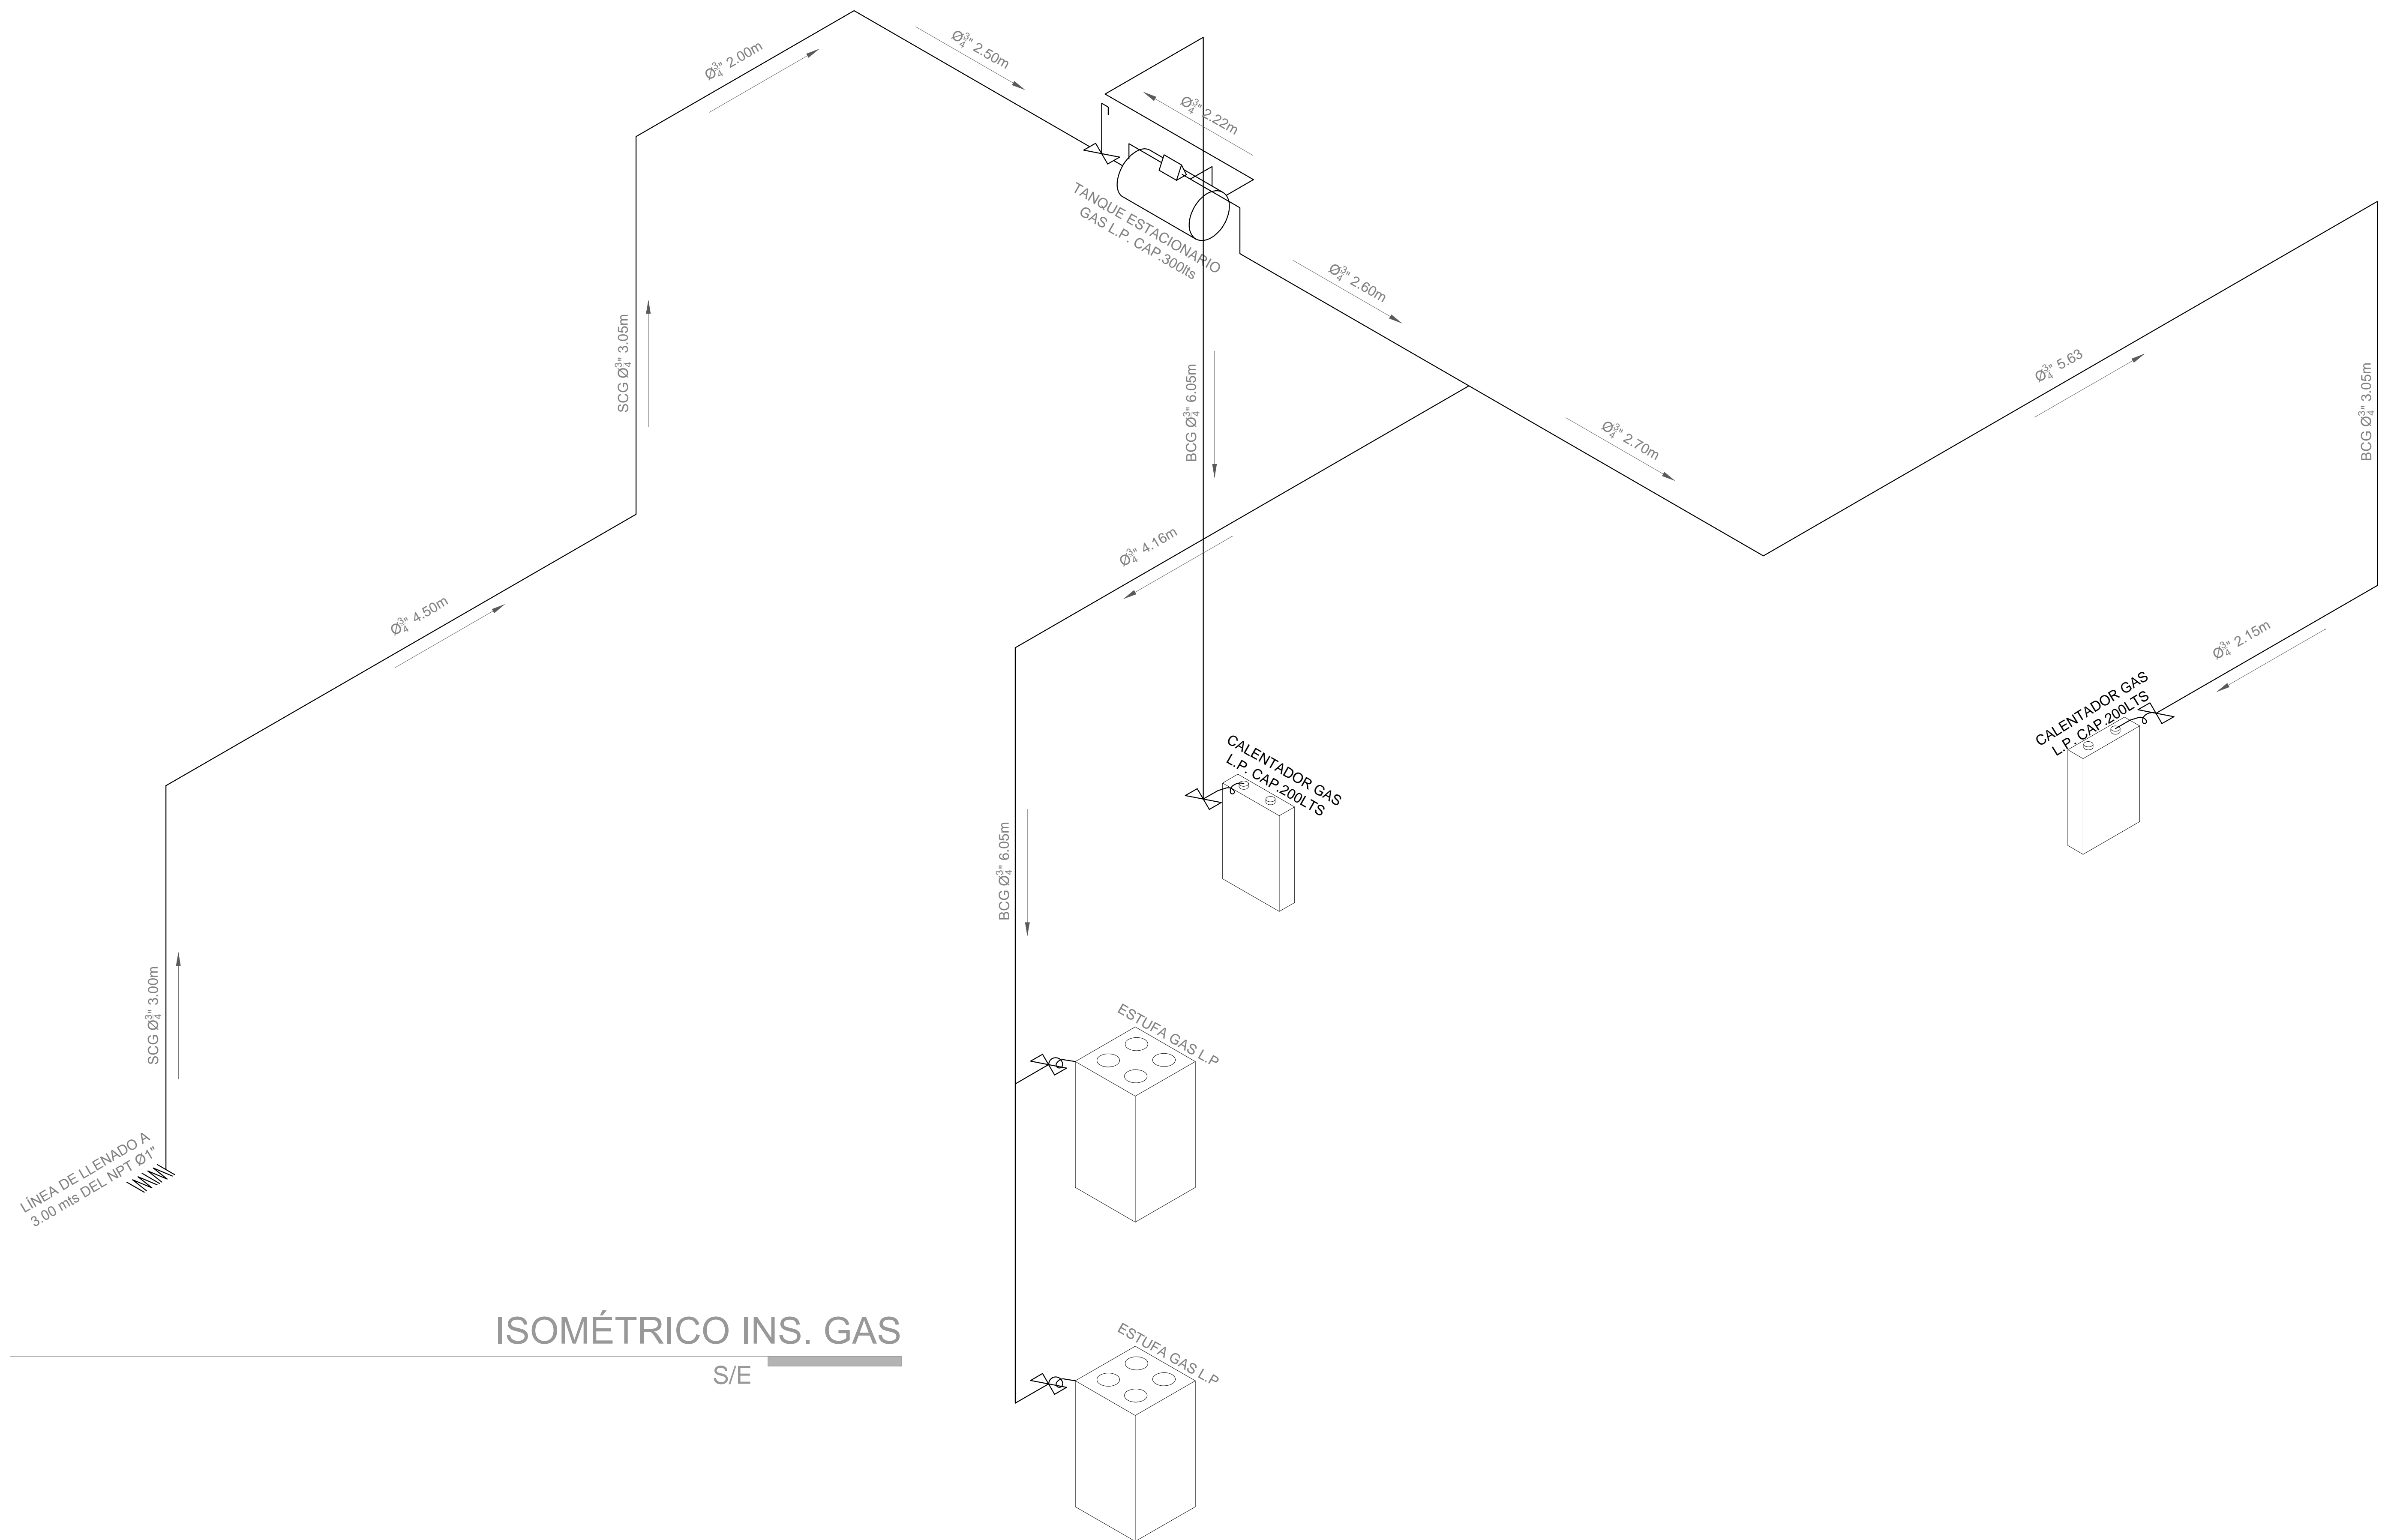

**ISOMÉTRICO INS. GAS**  
S/E

REVISIONES:

No.	DESCRIPCIÓN.	FECHA.

FIRMA PROPIETARIO:

FIRMA D. R. O.:

FIRMA CORRESPONSABLE:

FIRMA CORRESPONSABLE:

PROYECTO:

Sistema de  
Vivienda  
FOVISSSTE

PROPIETARIO:

UBICACIÓN:  
SAN JOSÉ DEL CABO, BCS

PROYECTO EJECUTIVO

CONTENIDO:

ISOMÉTRICO

ESCALA: S/E NOTAS: MÉTROS FECHA: 30 Junio 2020

CLAVE DE PLANO:

FOVISSSTE-INS-507