



NOTAS GENERALES

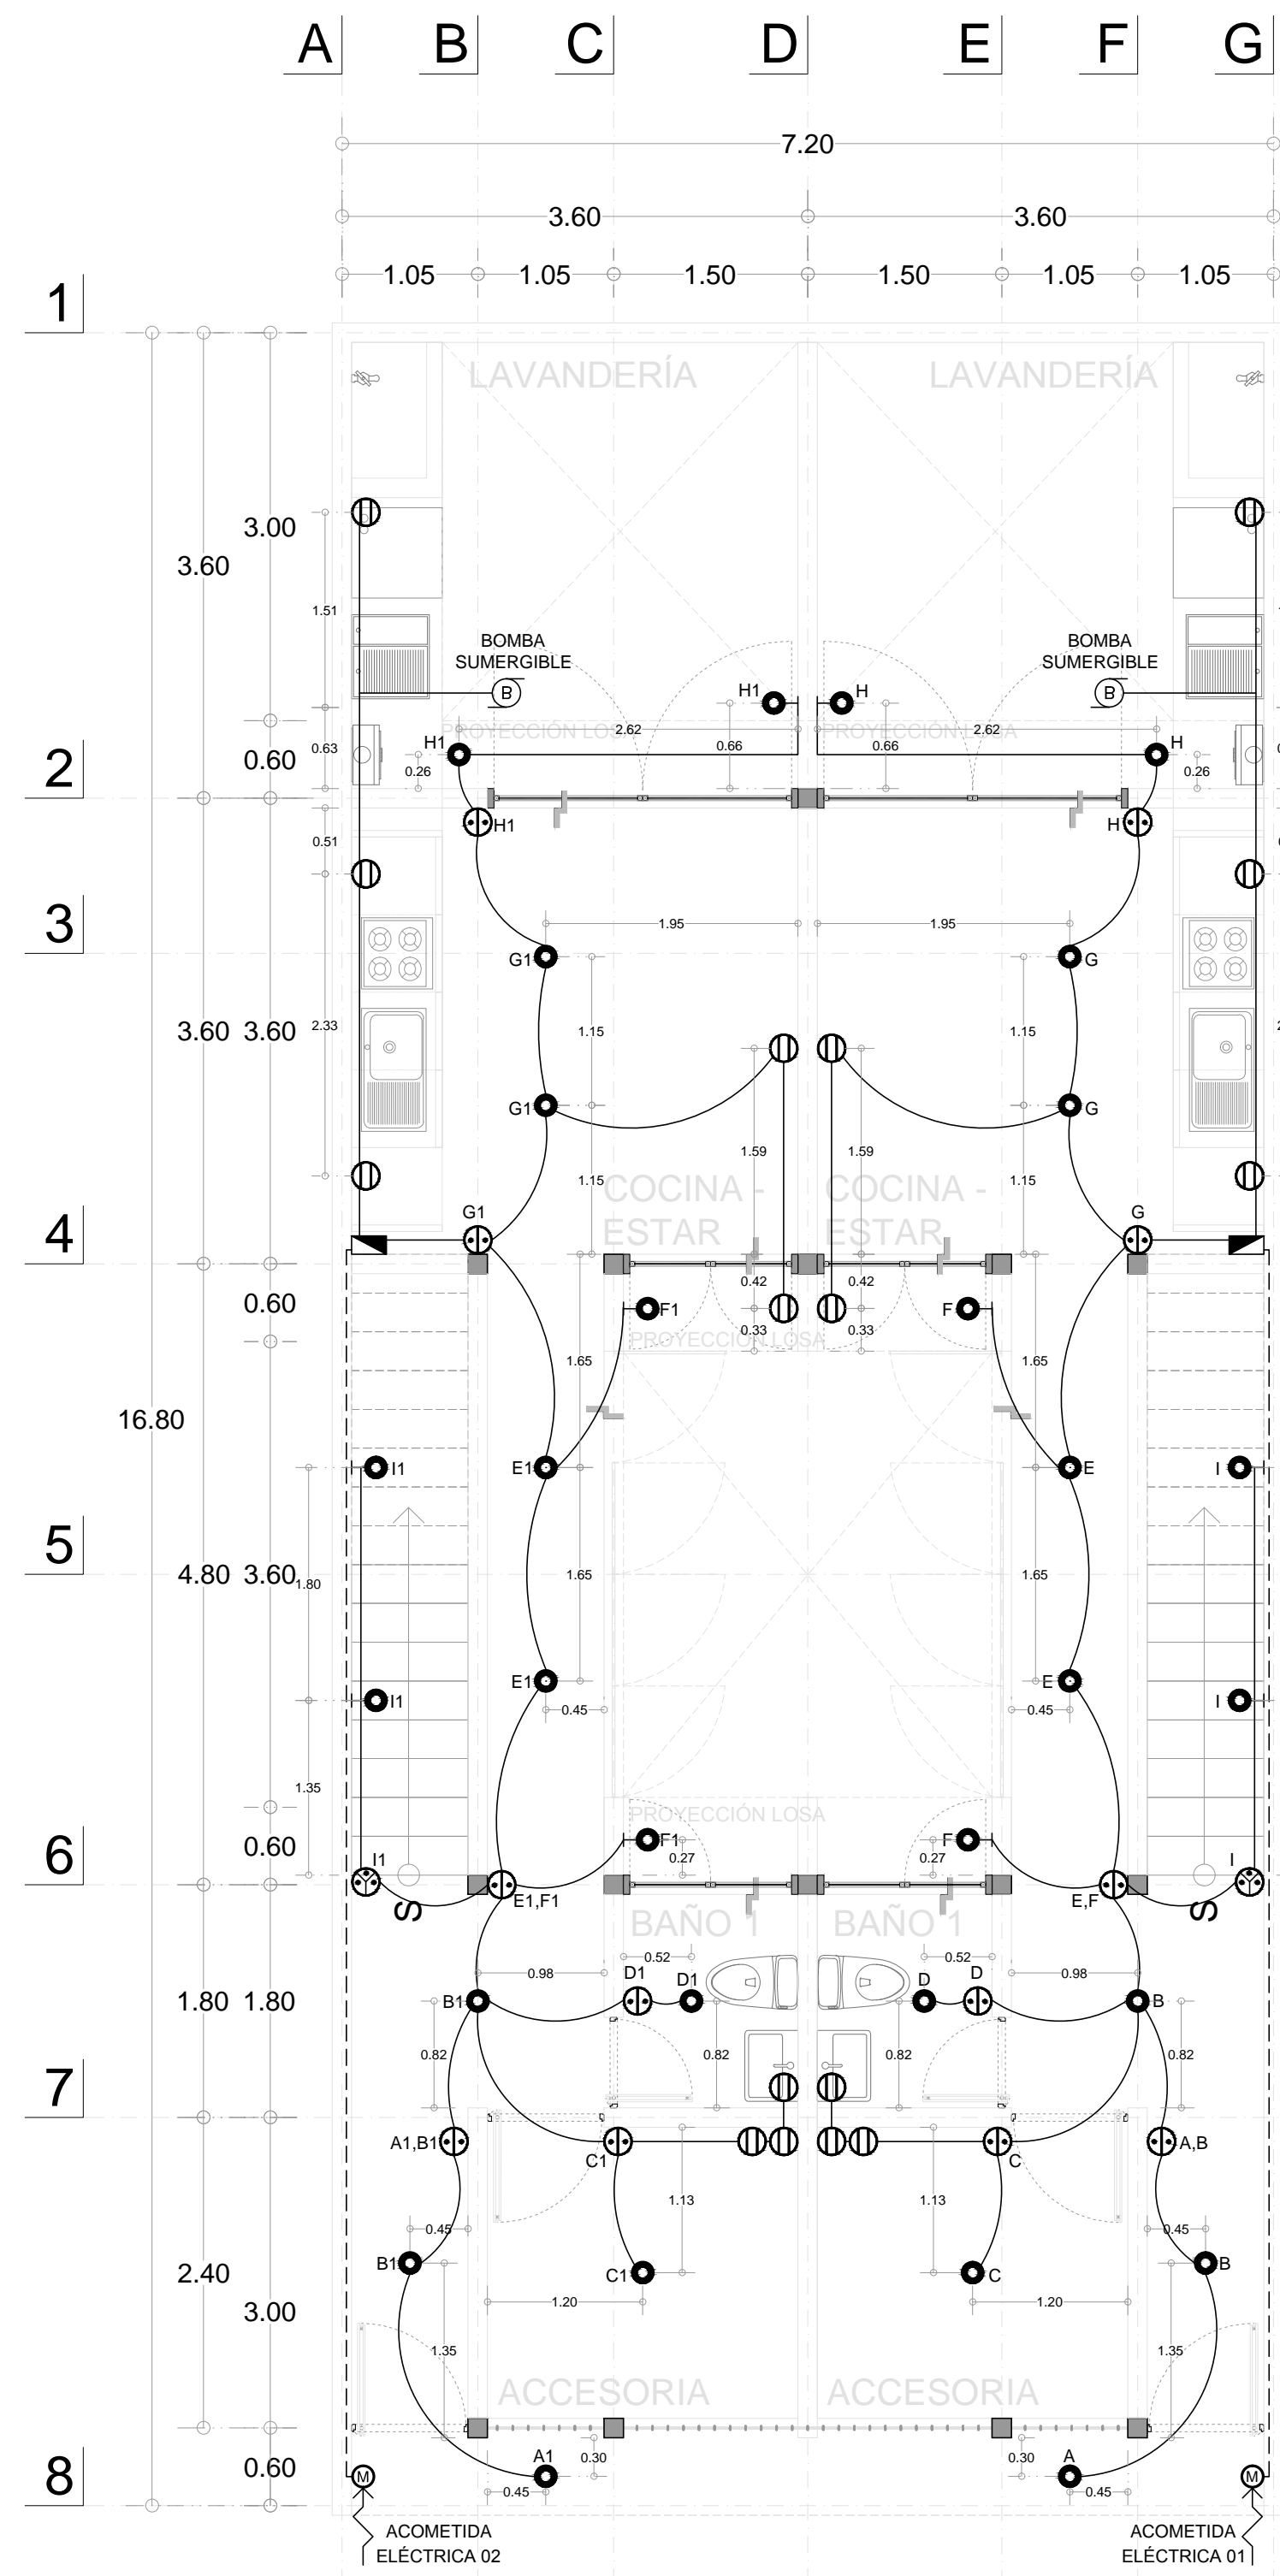

INS. ELÉCTRICA PLANTA BAJA  
1:50

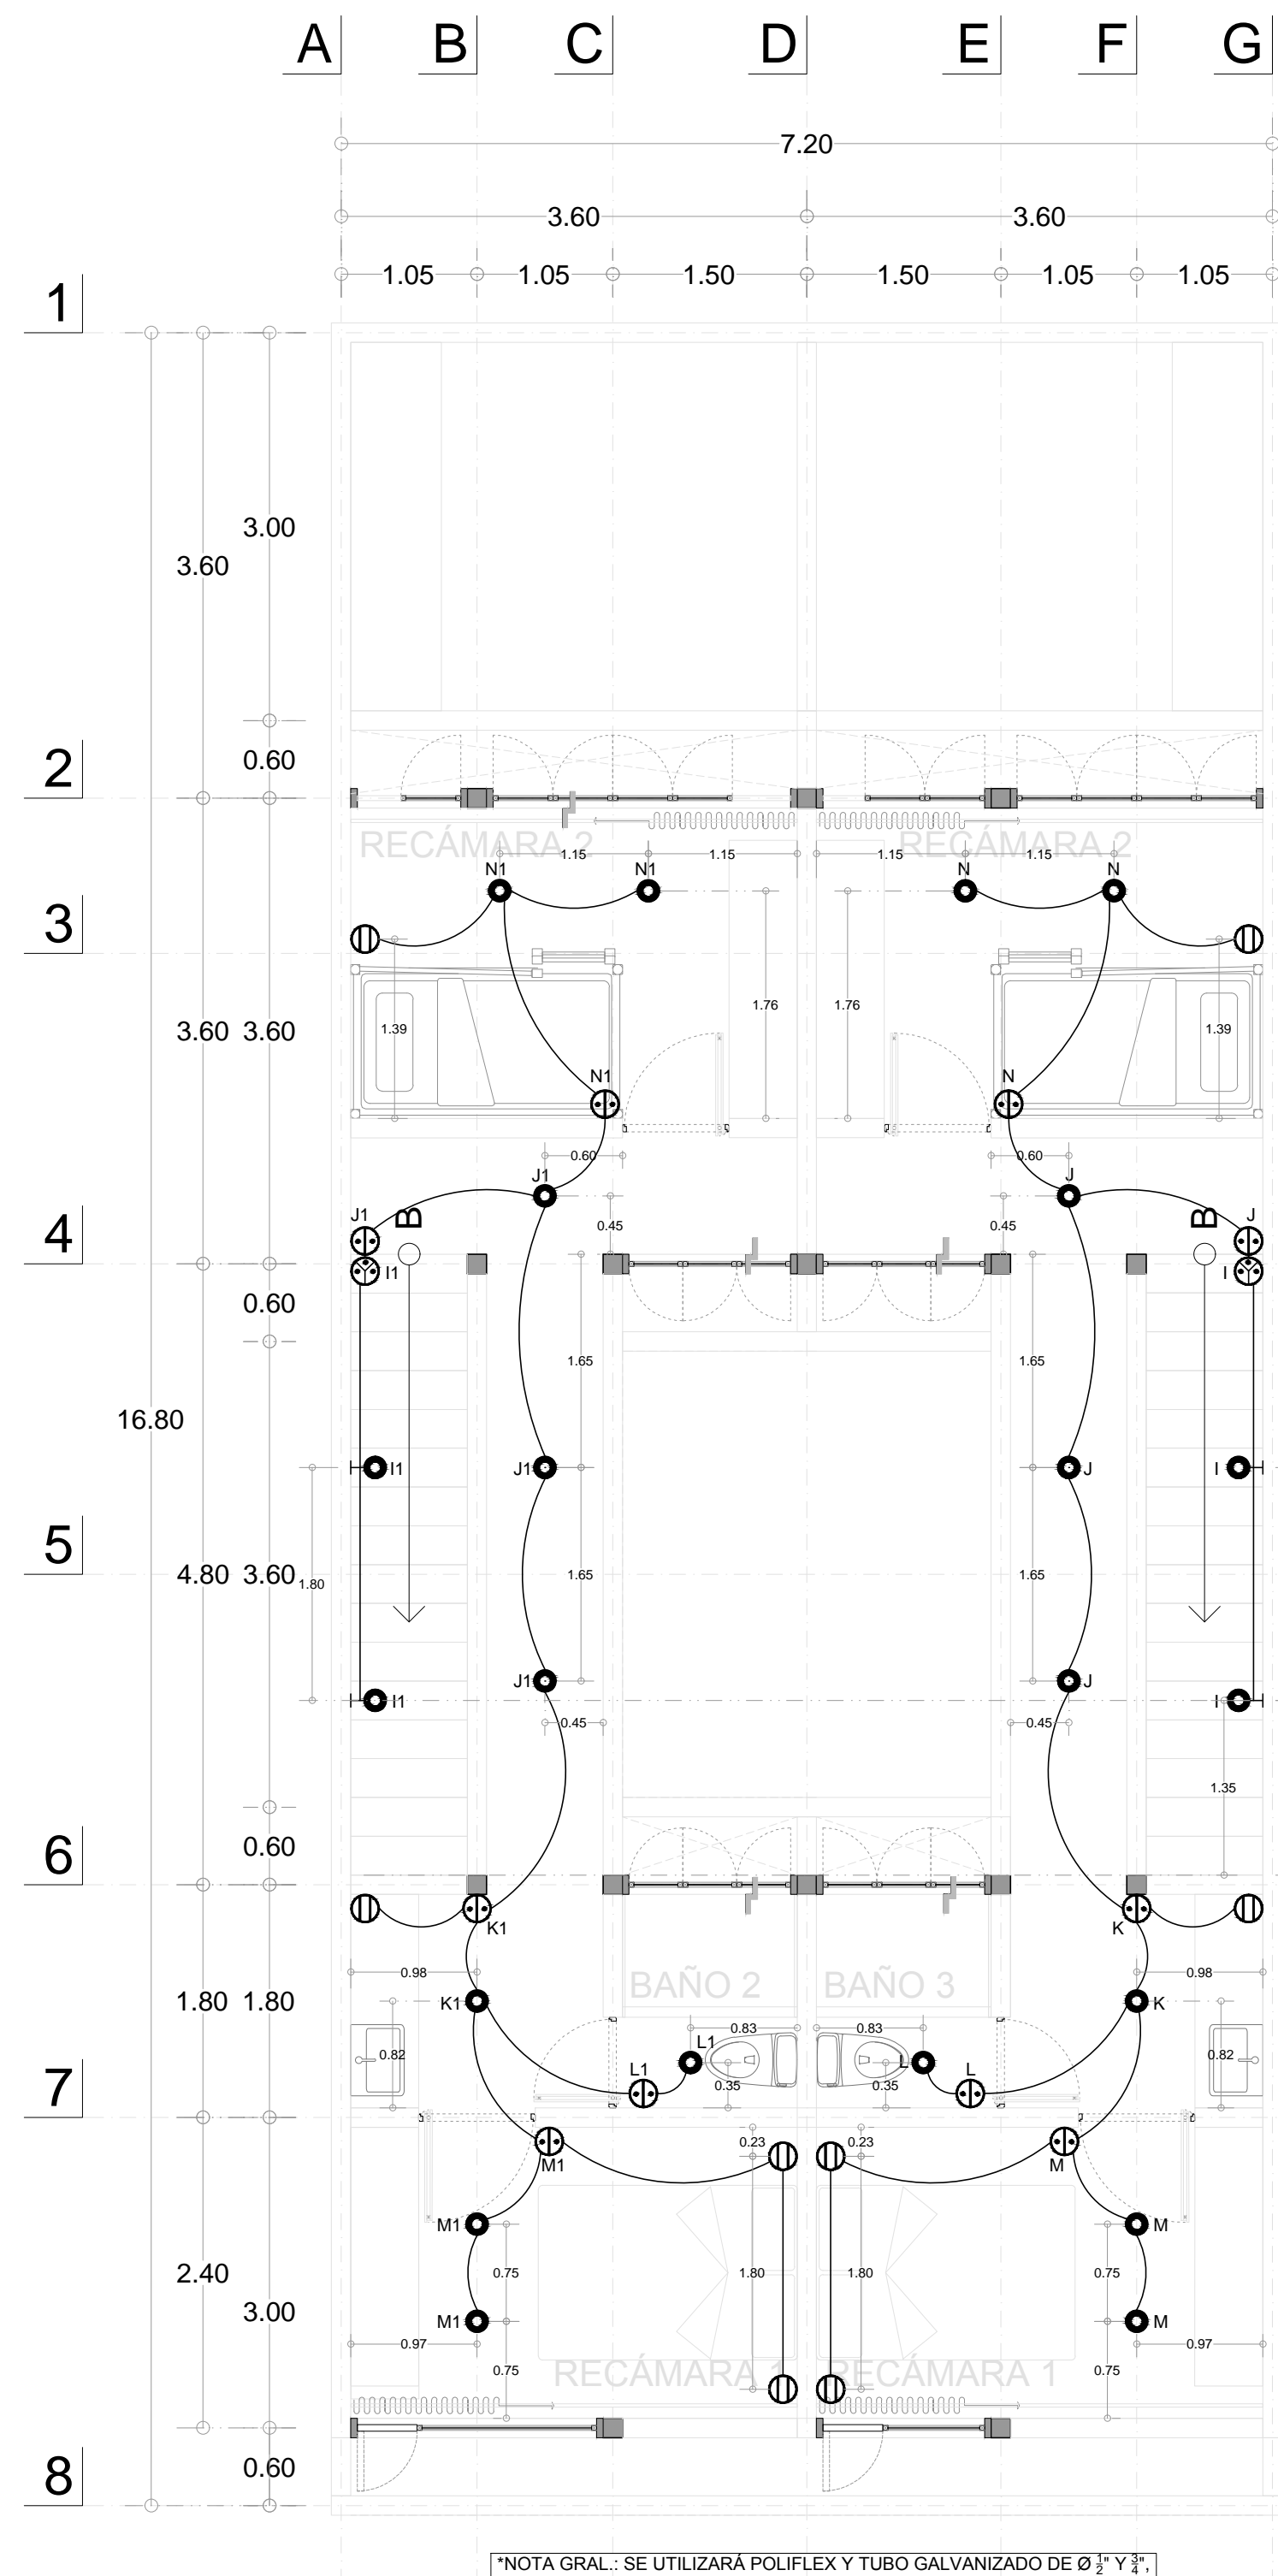

INS. ELÉCTRICA PLANTA ALTA  
1:50

\*NOTA GRAL.- SE UTILIZARÁ POLIFLEX Y TUBO GALVANIZADO DE Ø 1" Y 1.1/2",  
CABLES DE CALIBRE 12 PARA FASES Y CALIBRE 14 PARA TIERRA; SE  
UTILIZARÁ MEDIDOR MARCA SQUARE O SIMILAR.

Acometida de instalación eléctrica, contrato monofásico

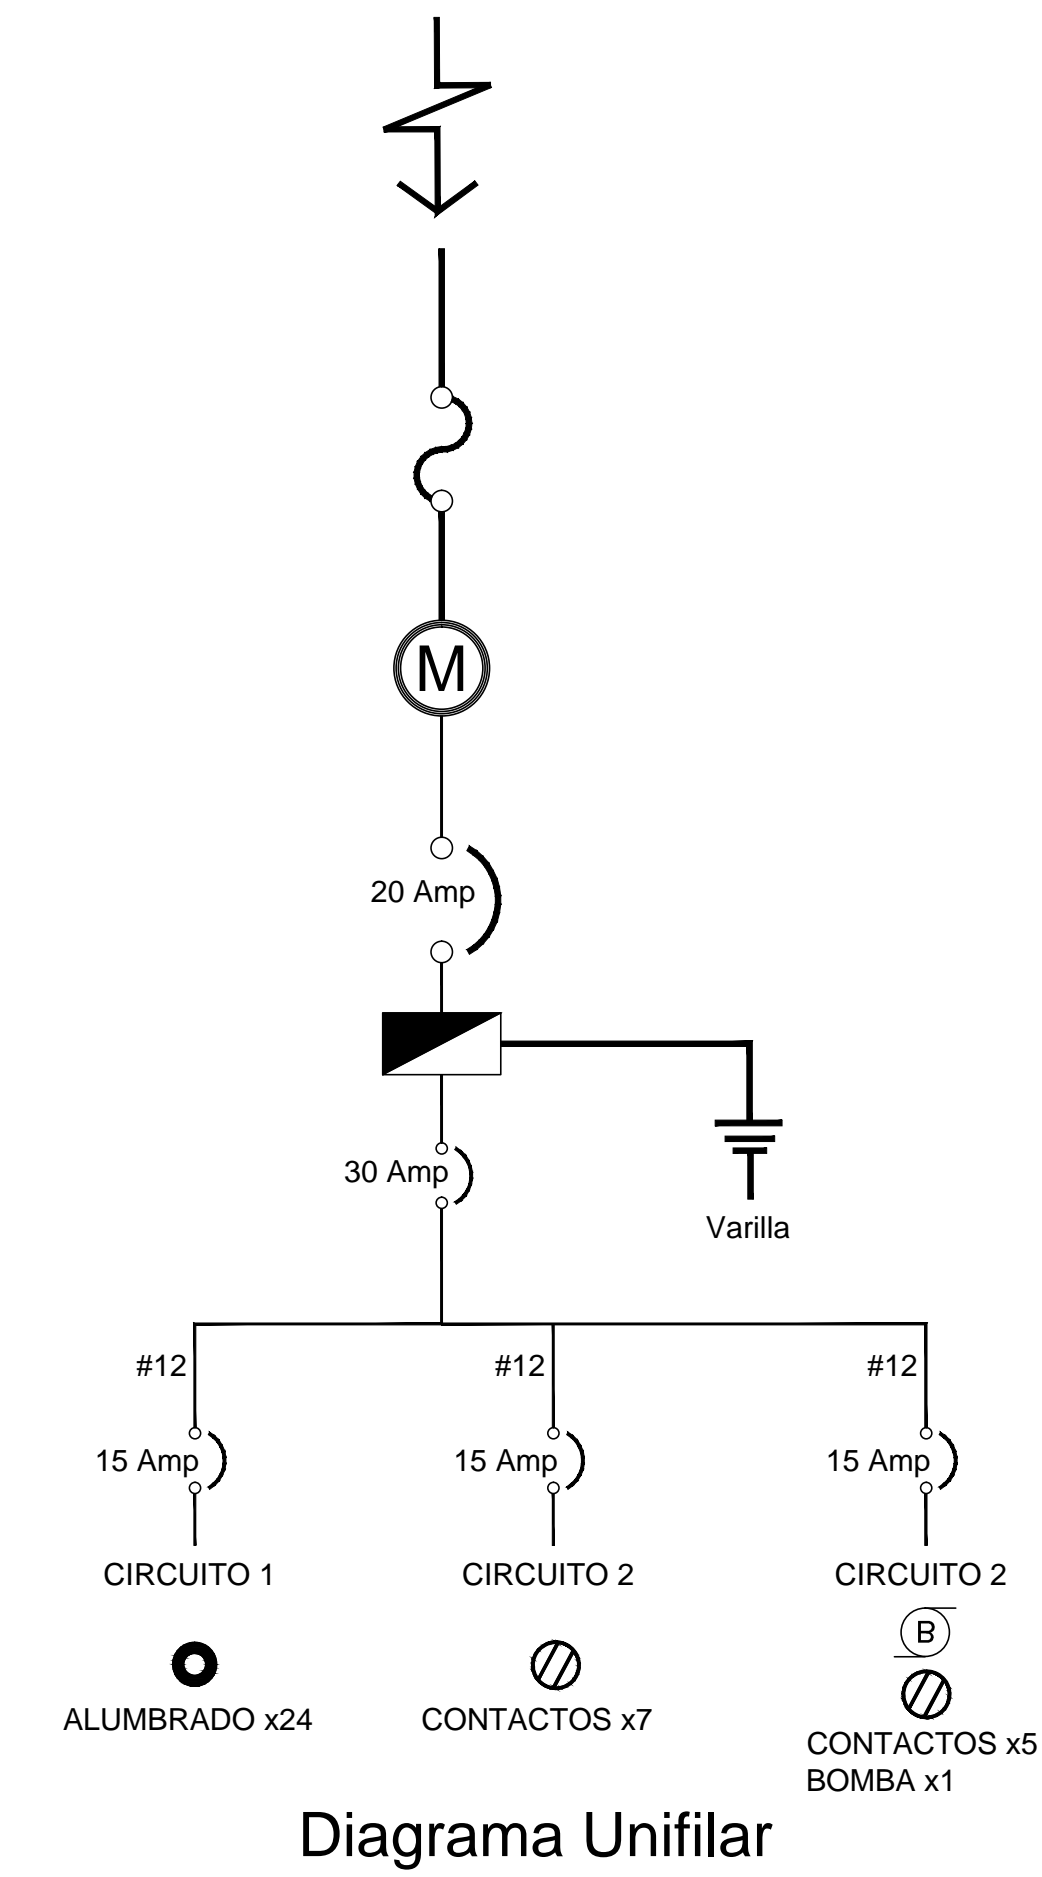


Diagrama Unifilar

TP-Tablero General (por casa)													
Descripción	Alumbrado	Contacto	Bomba	Total	Fase	Alimentadores Grales				Factor de corrección	Conductor	Tubería	
						En	CosØ	F.D	EF				I (Amp)
1	24			2,400	A	127.5	0.9	0.8	220	10.4575163	8.366013072	12	1/2"
2		7		1,750	A	127.5	0.9	0.8	220	7.62527233	6.100217865	12	1/2"
3		5	1	1,995	A	127.5	0.9	0.8	220	8.69281046	6.954248366	12	1/2"
<b>Total de elementos</b>	<b>24</b>	<b>12</b>	<b>1</b>	<b>37</b>									
<b>Total watts</b>	<b>2400</b>	<b>3,000</b>	<b>745</b>	<b>6,145</b>		<b>127.5</b>	<b>0.9</b>	<b>0.8</b>	<b>220</b>	<b>26.7755991</b>	<b>21.4204793</b>	<b>10</b>	

Trifásico	#fases	#Neutro	Diametro de tubería
cantidad	3	1	1"
Calibre	10	12	

Carga total	En	CosØ	F.D	EF
6,145	127.5	0.9	0.8	220
total:	26.7755991		#8	1 1/2"

FASES	W acumulada	I (Amp)	Ic	conductores	tubería
A	6,145	26.7755991	21.4204793	10	1"

REVISIONES:		
No.	DESCRIPCIÓN.	FECHA.

FIRMA PROPIETARIO:  
FIRMA D. R. O.:  
FIRMA CORRESPONSABLE:  
FIRMA CORRESPONSABLE:


PROYECTO:  
**Sistema de Vivienda FOVISSSTE**

PROPIETARIO:  
GÓMEZ PALACIO, DURANGO


PROYECTO EJECUTIVO  
CONTENIDO:  
**INS. ELÉCTRICA**

ESCALA: 1:50 | NOTAS: METROS | FECHA: 30 Junio 2020  
CLAVE DE PLANO:  
**FOVISSSTE-INS-505**


NOTAS GENERALES

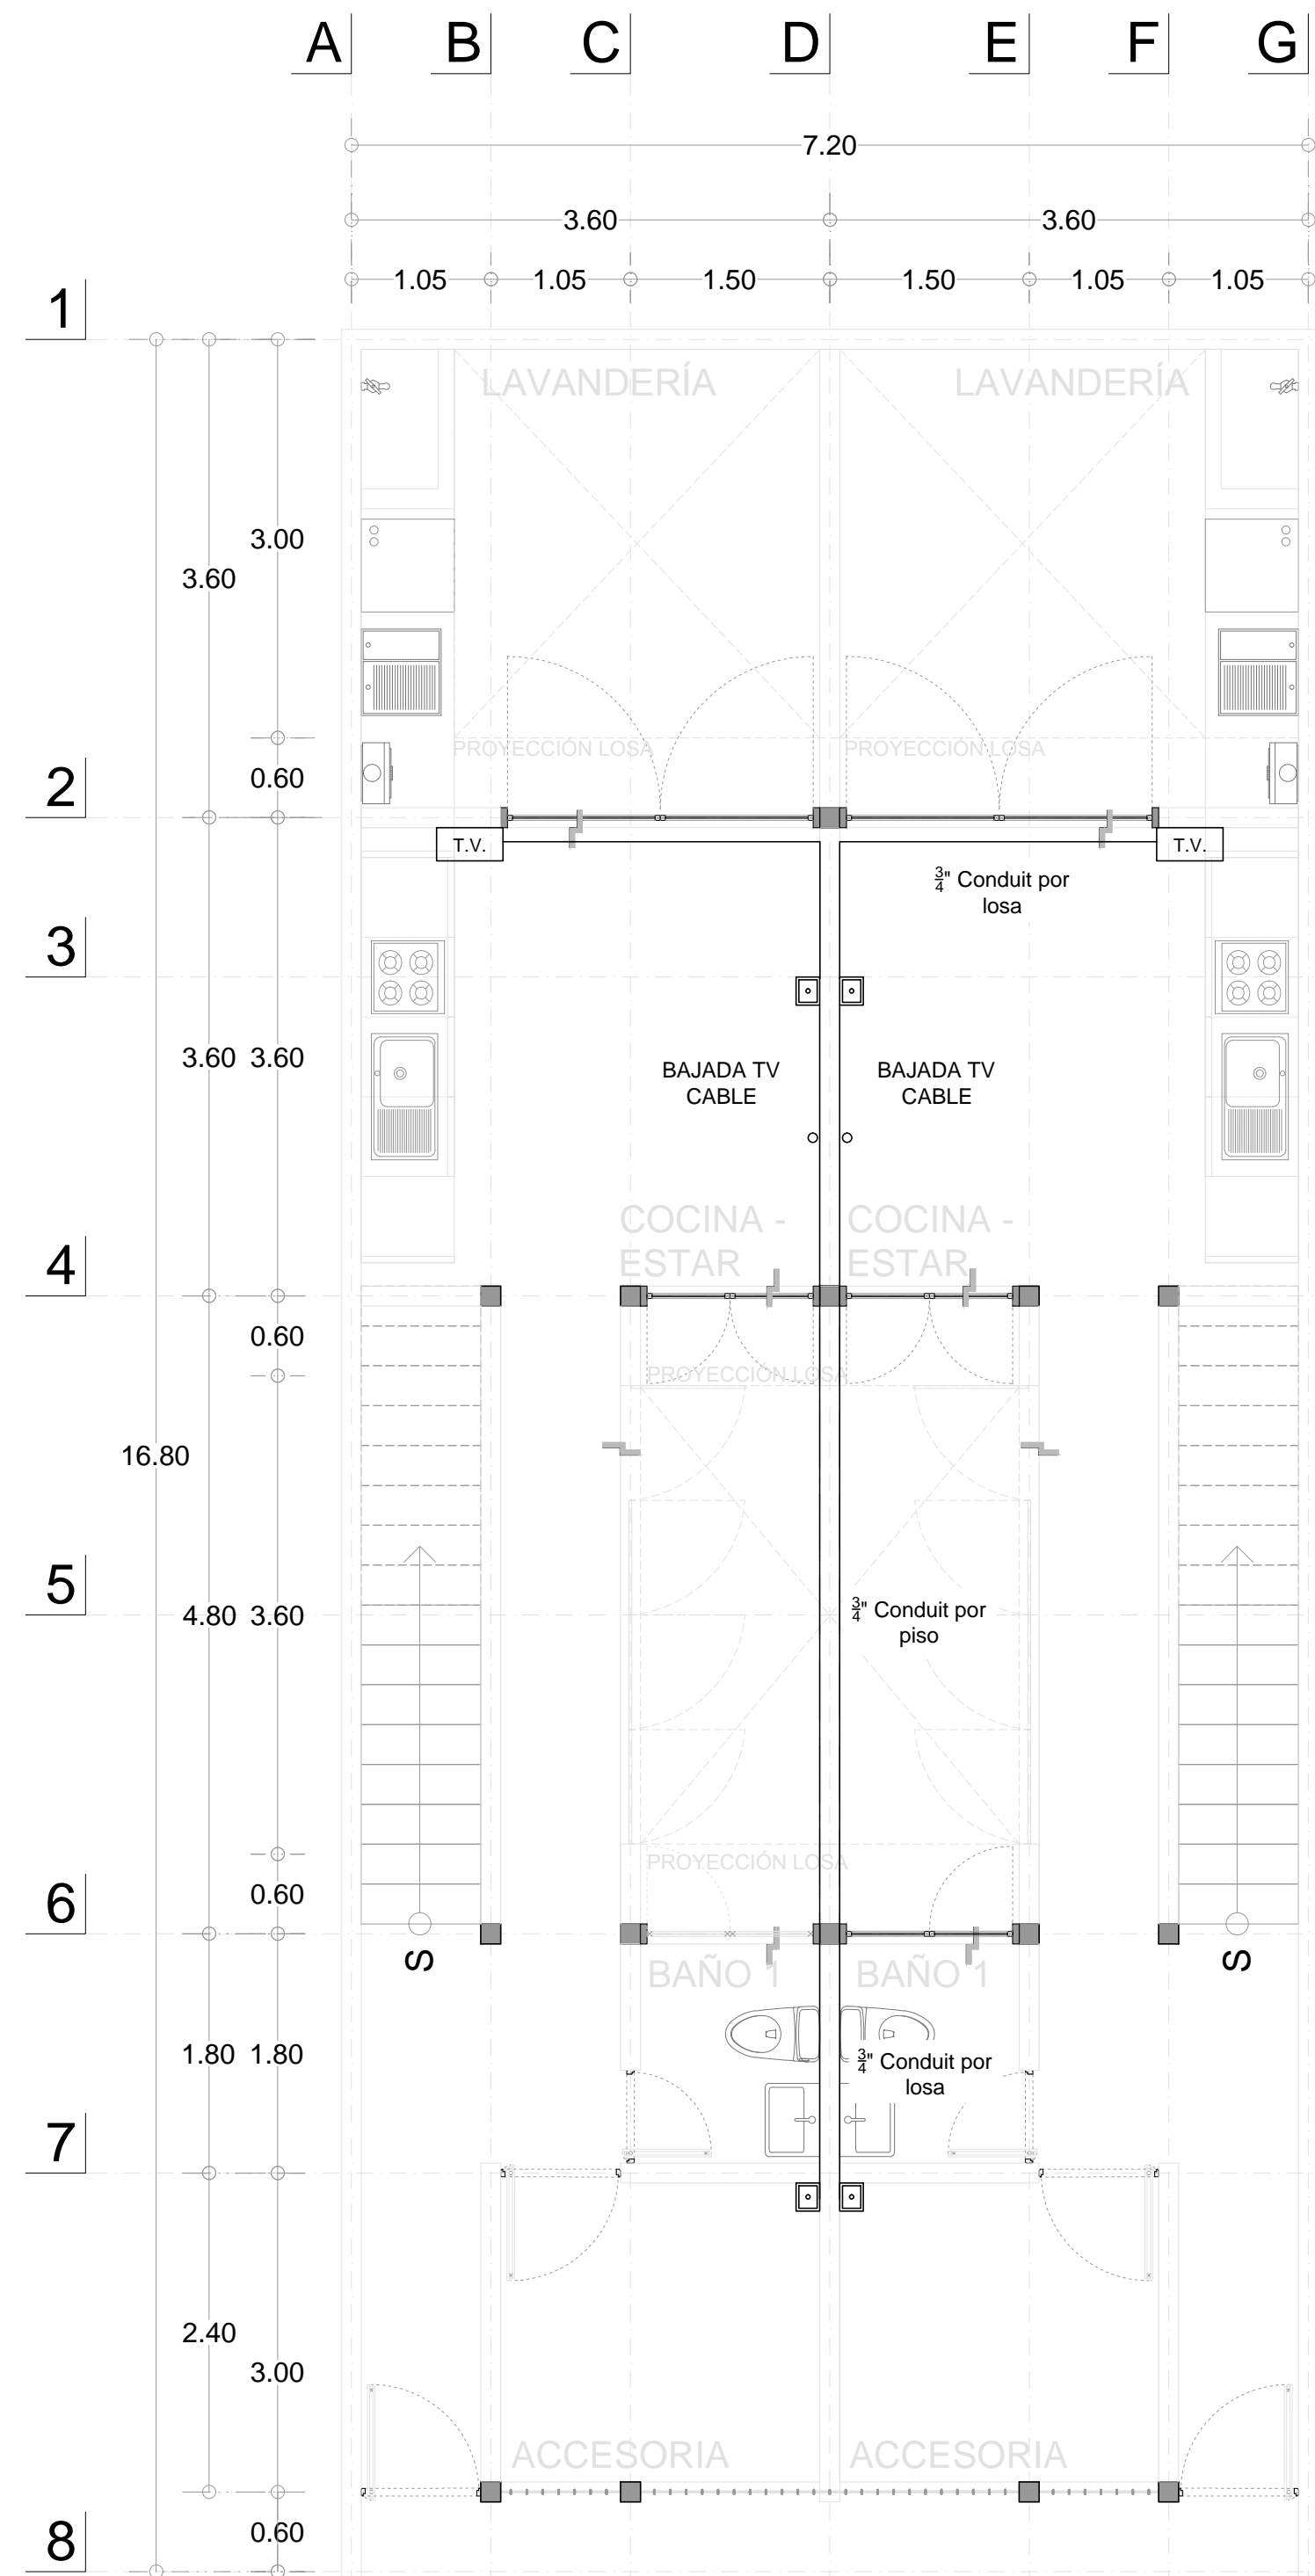

INS. VOZ Y DATOS PLANTA BAJA  
1:50

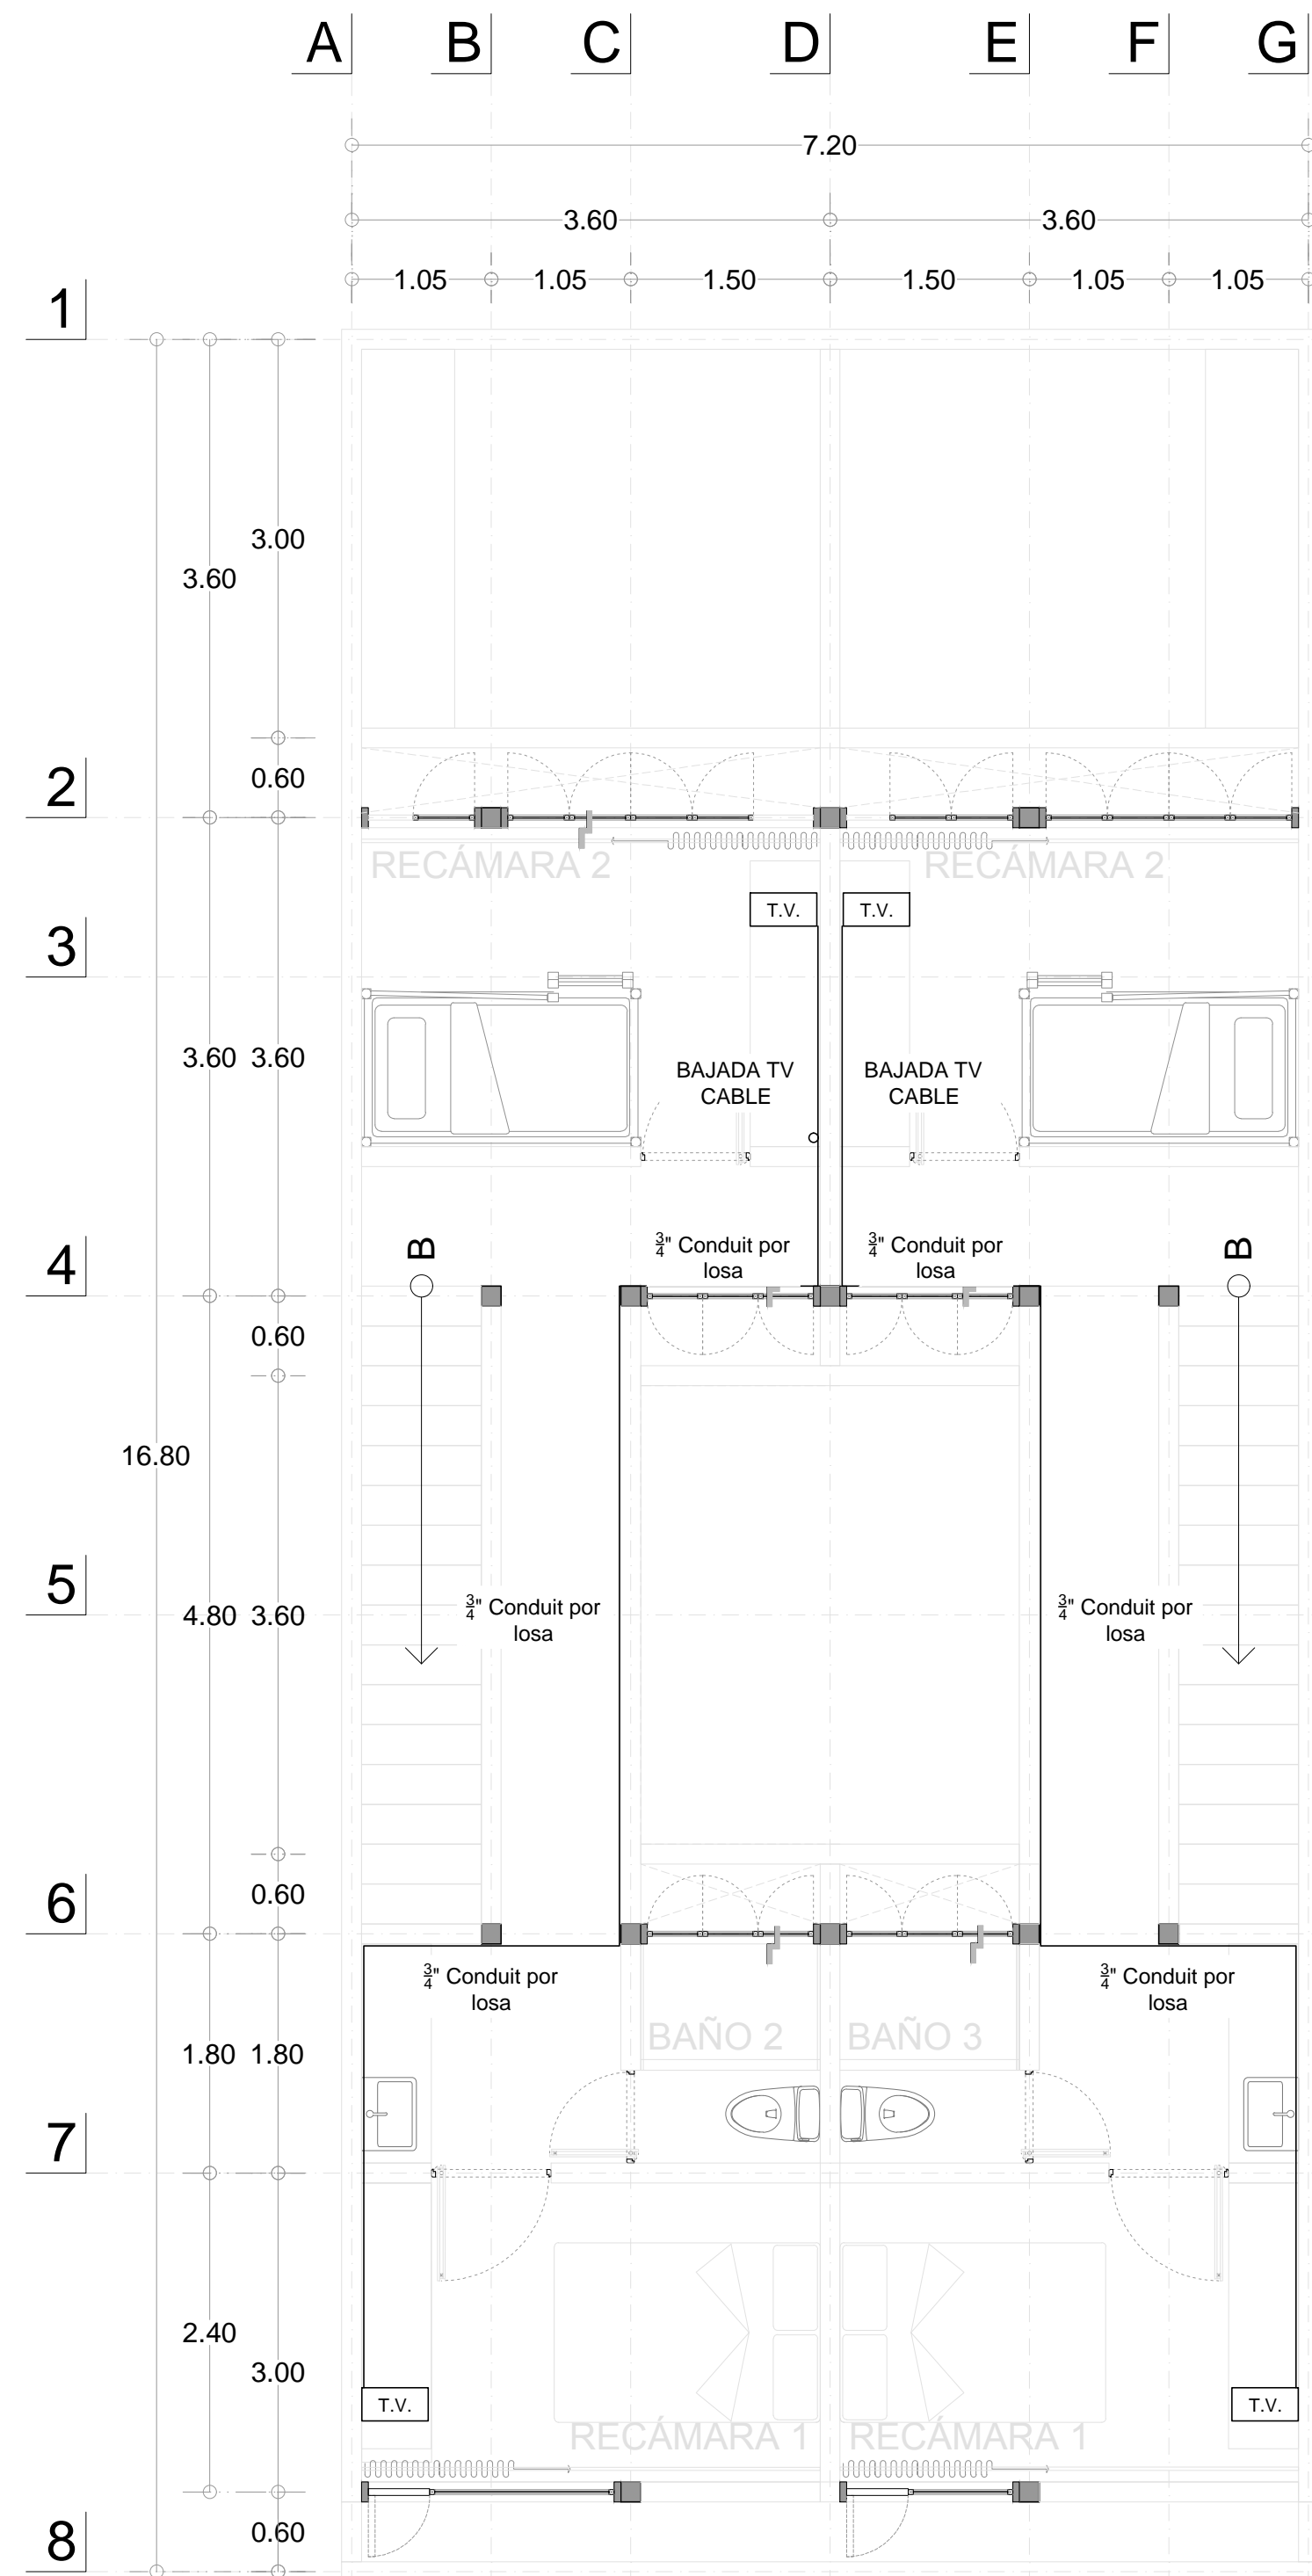

INS. VOZ Y DATOS PLANTA ALTA  
1:50

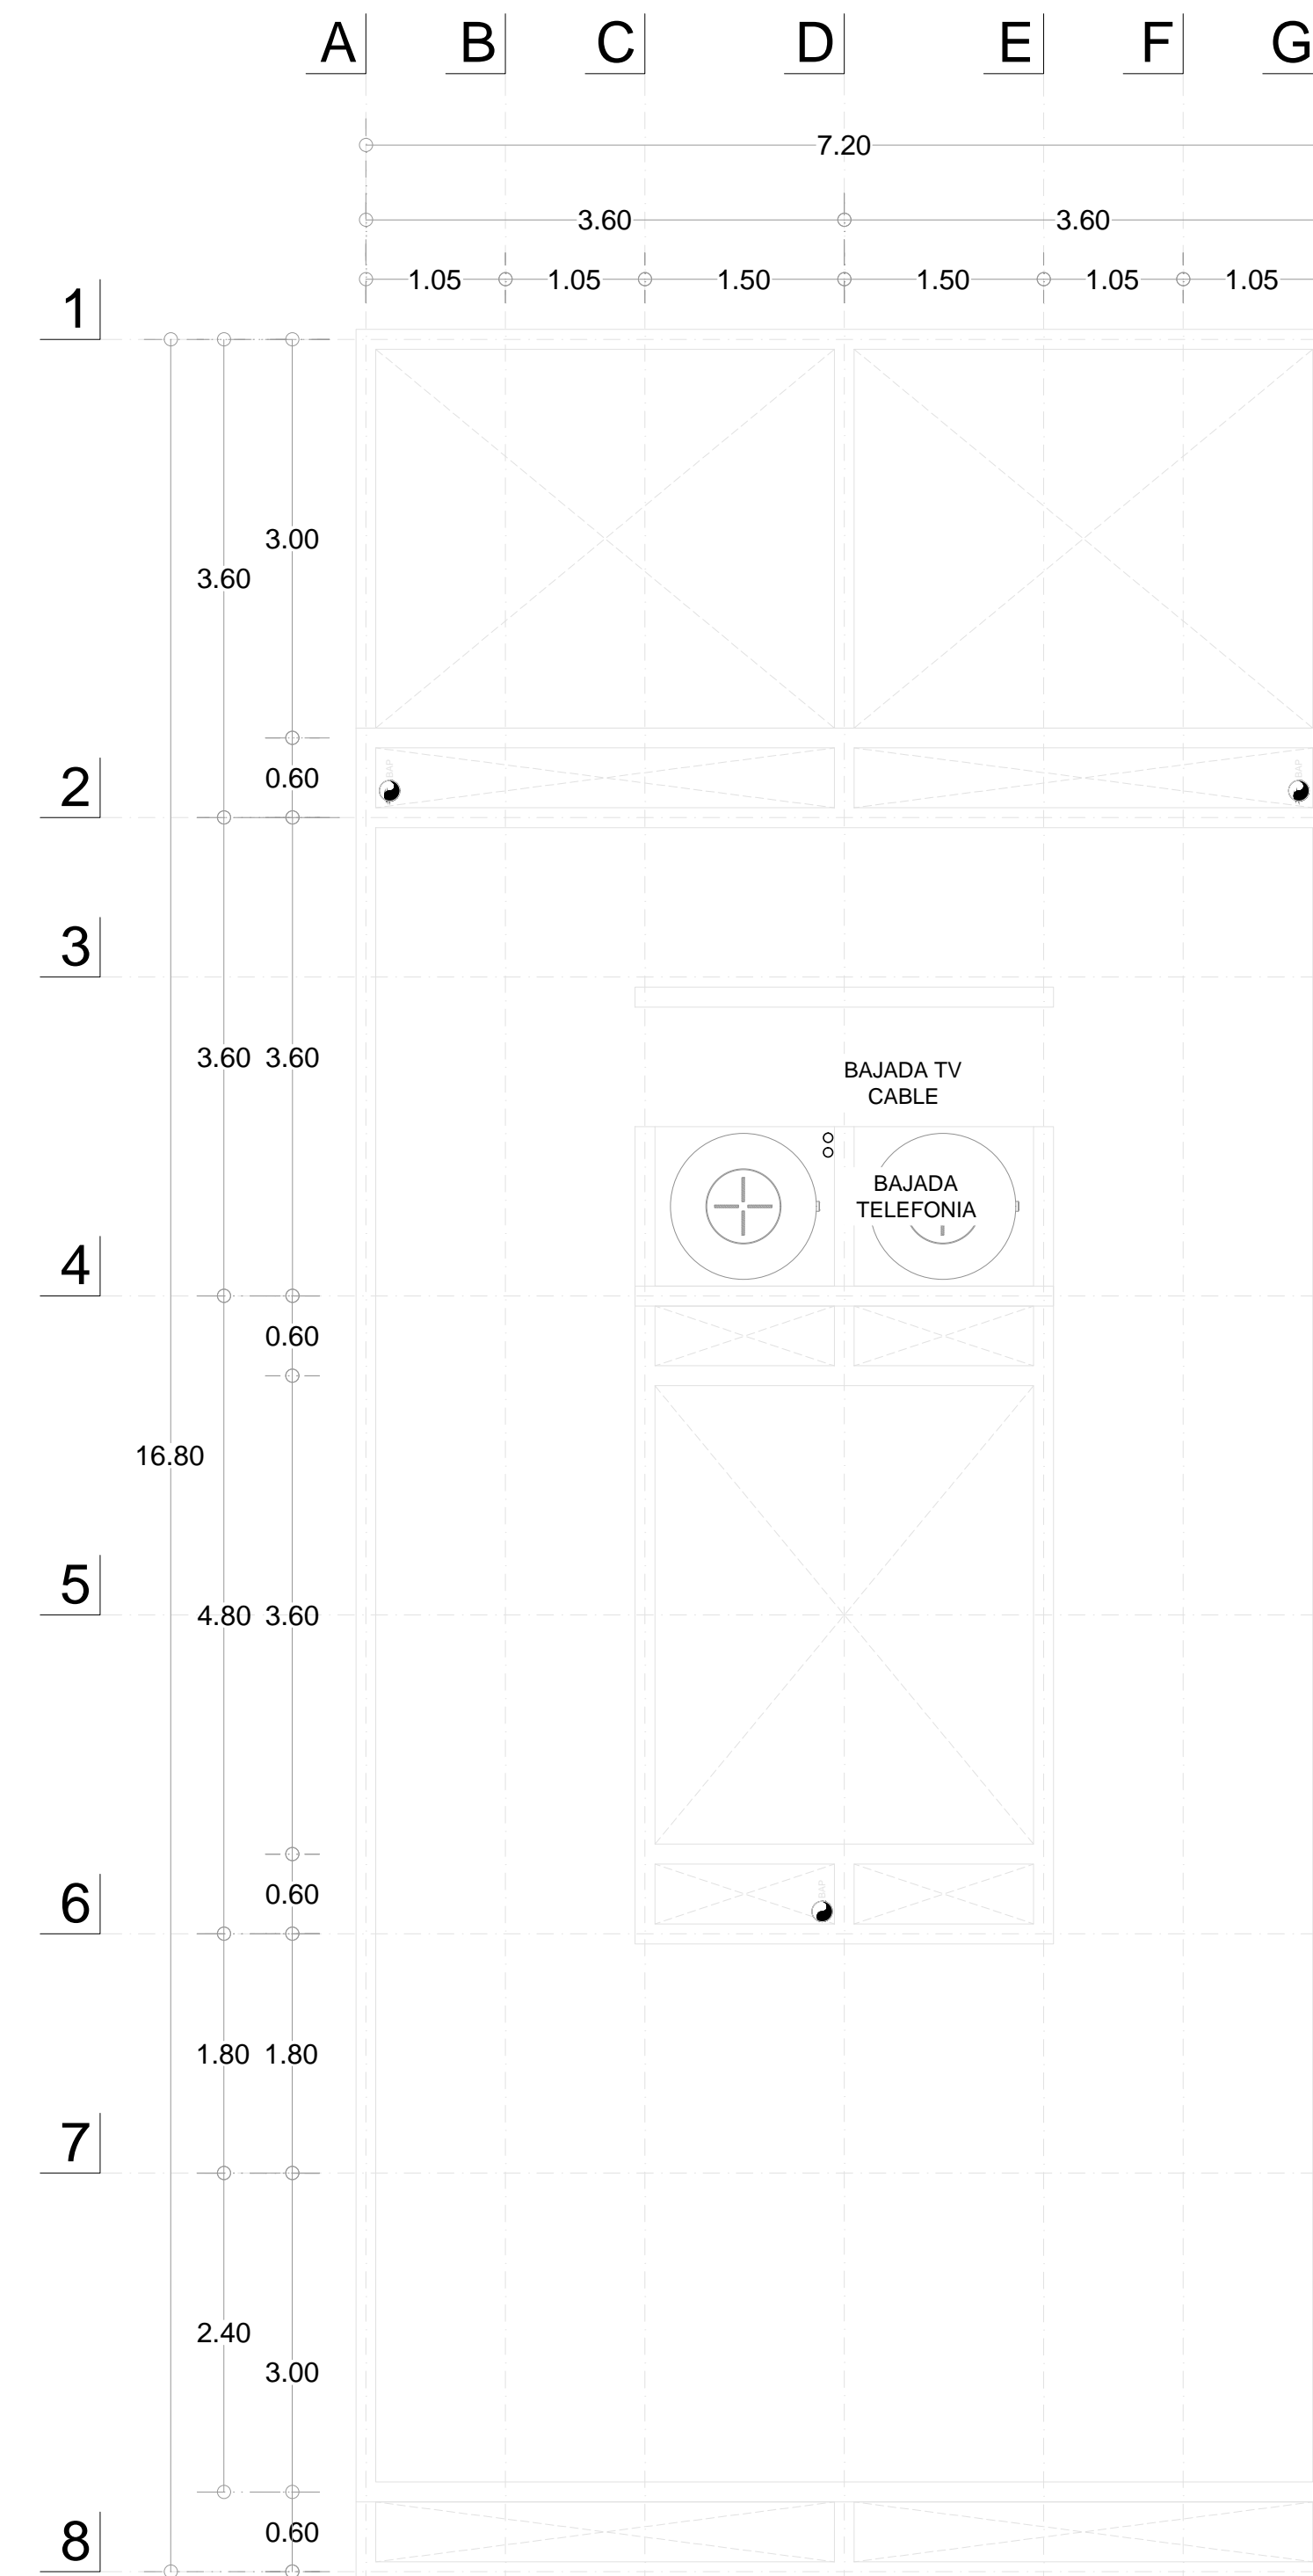

INS. VOZ Y DATOS AZOTEA  
1:50

REVISIONES:

No.	DESCRIPCIÓN.	FECHA.

FIRMA PROPIETARIO:

FIRMA D. R. O.:

FIRMA CORRESPONSABLE:

FIRMA CORRESPONSABLE:

PROYECTO:

Sistema de  
Vivienda  
FOVISSSTE

PROPIETARIO:

UBICACIÓN:  
GÓMEZ PALACIO, DURANGO

PROYECTO EJECUTIVO

CONTENIDO:  
VOZ Y DATOS

ESCALA: 1:50 | UNIDADES: METROS | FECHA: 30 Junio 2020

CLAVE DE PLANO:

FOVISSSTE-INS-508