

NOTAS GENERALES

- L.L. LINEA DE LLENDO.
- L.S. LINEA DE SERVICIO.
- C.R.L. TUBERIA DE COBRE TIPO "L".
- C.F. TUBERIA DE COBRE FLEXIBLE.
- P.A.D. TUBERIA DE FOLETINO DE ALTA PRESION.
- B.T.G. BOLA TUBERIA DE GAS.
- S.T.G. SUE TUBERIA DE GAS.
- 90° CODDO 90° QUE BAJA.
- 90° CODDO 90° QUE SUBE.
- TEE QUE BAJA.
- TEE QUE SUBE.
- CODDO 90°.
- YEE.
- CODDO 45°.
- YEE.
- CRUZ.
- TUERCA UNIÓN.
- BOCA TUBO.
- Llave de PASO.
- NIPO DE COBRE FLEXIBLE.
- VALVULA DE LLENDO.
- REGULADOR DE BAJA PRESION.
- TANQUE ESTACIONARIO.
- INDICA TUBERIA DE GAS.
- INDICA TUBERIA DE GAS ENCAMISADA.

REVISIONES:

No.	DESCRIPCIÓN.	FECHA.

FIRMA PROPIETARIO:

FIRMA D. R. O.:

FIRMA CORRESPONSABLE:

FIRMA CORRESPONSABLE:

PROYECTO:

Sistema de Vivienda FOVISSSTE

PROPIETARIO:


UBICACIÓN: REGIÓN SURESTE

PROYECTO EJECUTIVO

CONTENIDO:
INST. DE GAS L.P.

ESCALA: 1/75 COTAS: METROS FECHA: JUNIO 30 2020

CLAVE DE PLANO:
FOVISSSTE_R7_B1_IG_01

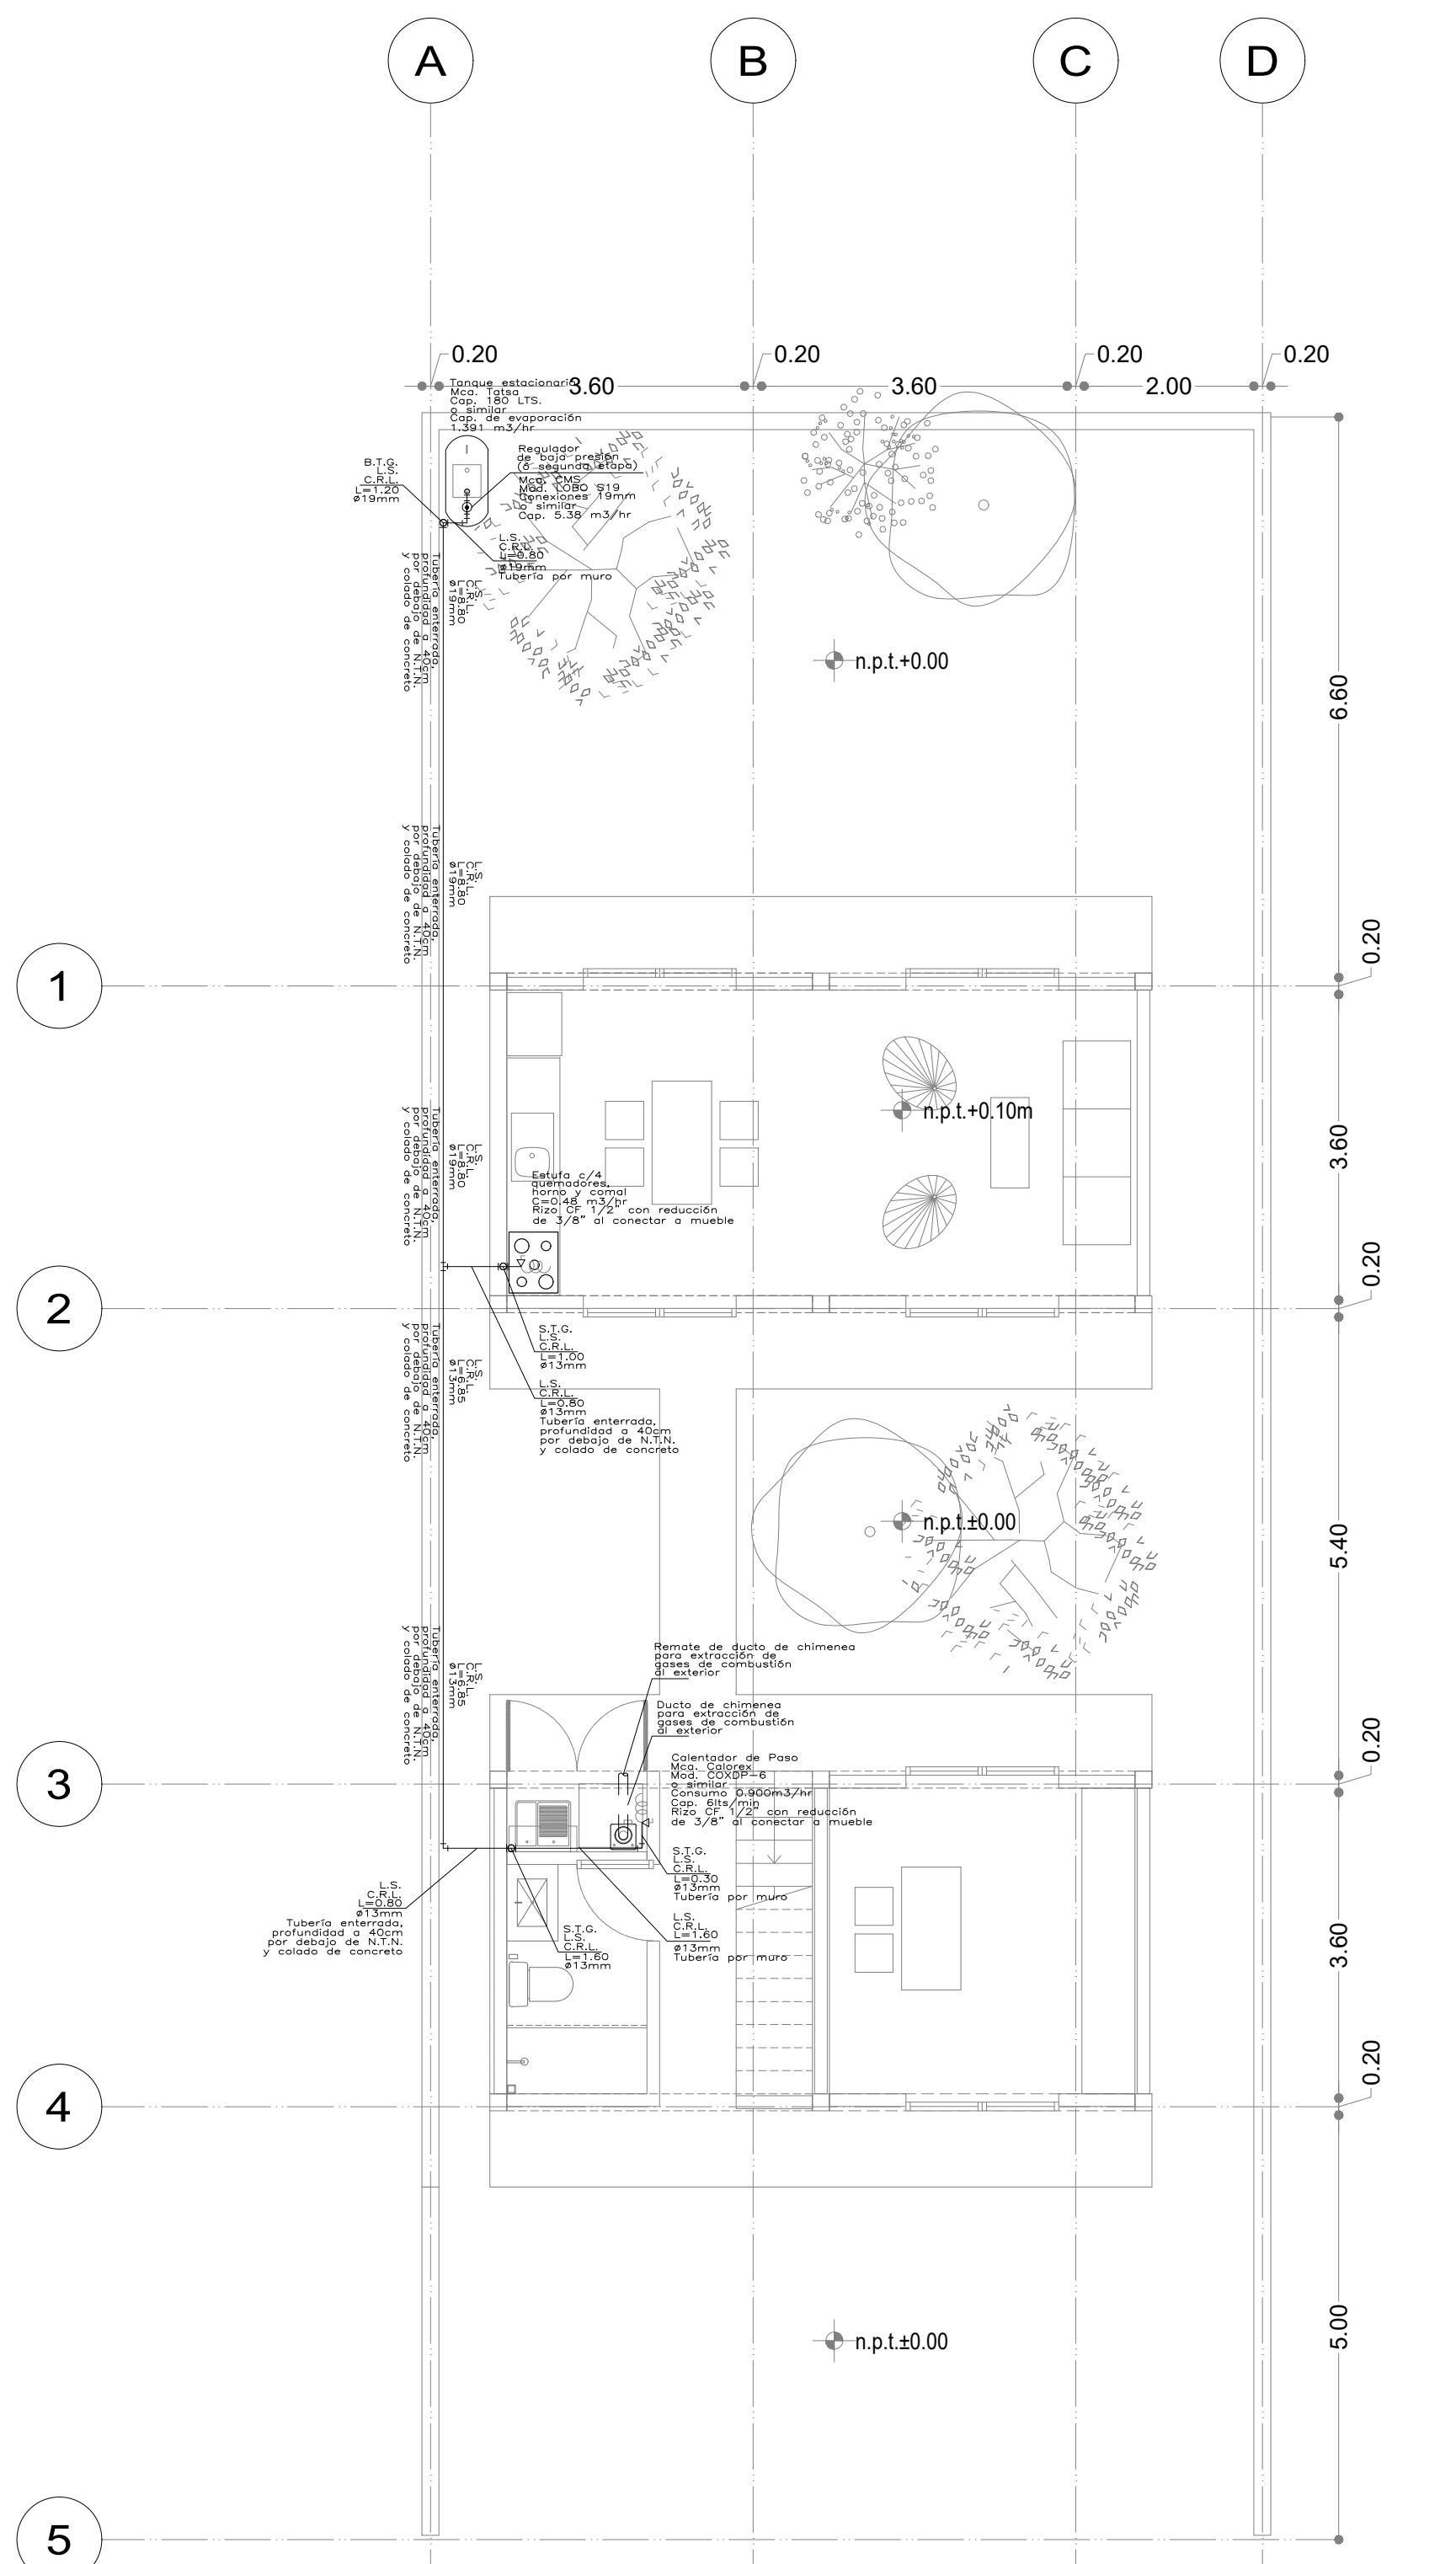

Prototipo B
Planta Baja

